


POLIFUNZIONALE

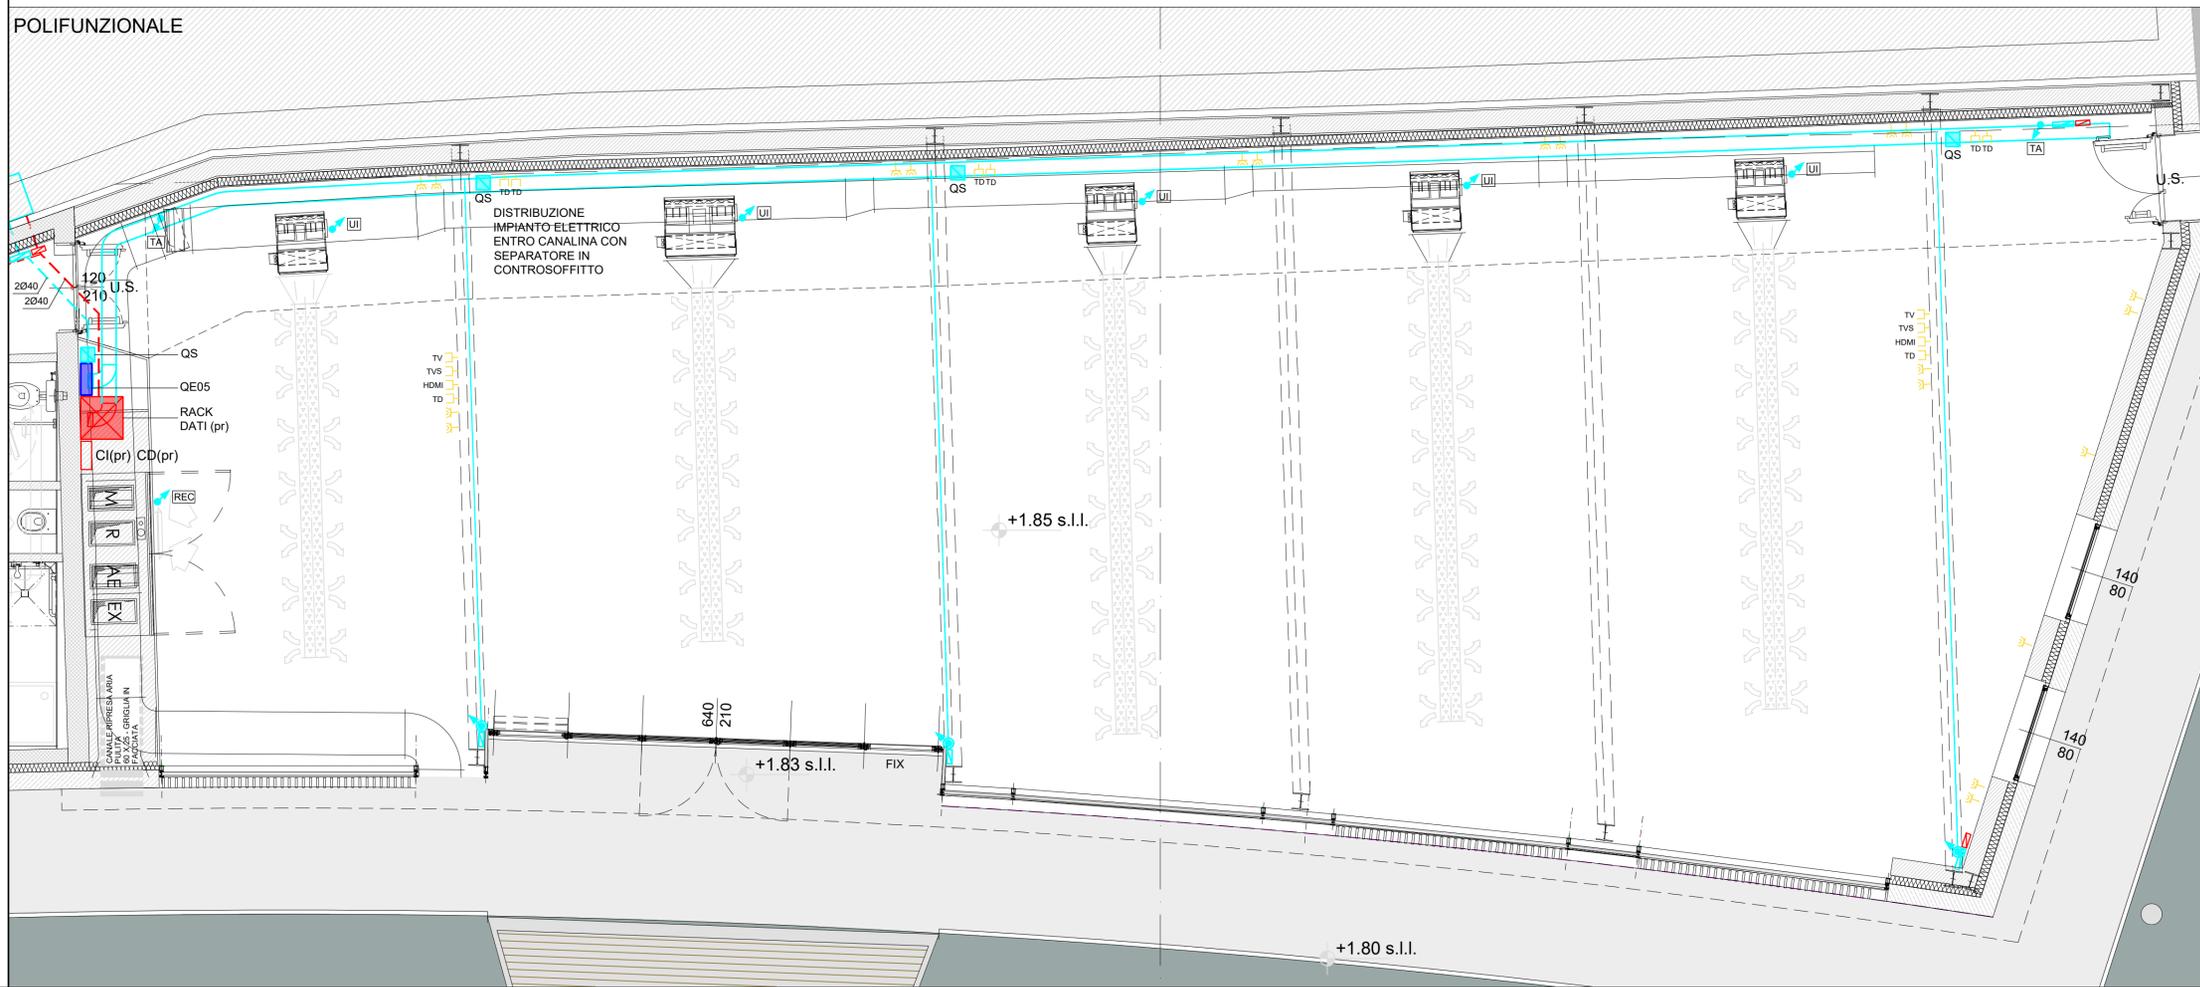


LEGENDA

- PRESA TIPO UNEL 2x10/16A+T IN FRUTTO COMPONIBILE DA INCASSO
- INTERRUTTORE DI SEZIONAMENTO 2P 16A IN FRUTTO COMPONIBILE DA INCASSO
- CANALINA PORTACAVI IN ACCIAIO ZINCATO DIM. 200x80 CON SEPARATORE
- CASSETTA DI DERIVAZIONE STAGNA A PARETE IN MATERIALE PLASTICO ISOLANTE AUTOESTINGUENTE, GRADO DI PROTEZIONE IP55 CON COPERCHIO OPACO O TRASPARENTE FISSATO CON VITI 300x220x120 mm
- CASSETTA DI DERIVAZIONE STAGNA A PARETE IN MATERIALE PLASTICO ISOLANTE AUTOESTINGUENTE, GRADO DI PROTEZIONE IP55 CON COPERCHIO OPACO O TRASPARENTE FISSATO CON VITI 90x140x70 mm
- CAVIDOTTI CORRUGATI A DOPPIA PARETE PER POSA INTERRATA CON RESISTENZA ALLO SCHIACCIAMENTO DI 450 NEWTON - DIMENSIONI COME INDICATE IN PIANTA
- TUBAZIONE PLASTICA RIGIDA CON MARCHIO IMQ TIPO AUTOEST. PER INSTALLAZIONE A VISTA COMPRESI ANCHE GLI ACCESSORI DI FISSAGGIO
- ALLACCIAMENTO UTENZA IN CAMPO
- PRESA RJ45 CAT. 6 IN FRUTTO COMPONIBILE DA INCASSO
- PRESA TV TERRESTRE IN FRUTTO COMPONIBILE DA INCASSO
- PRESA TV SATELLITARE IN FRUTTO COMPONIBILE DA INCASSO
- PRESA HDMI
- QUADRO PRESE COSI' COMPOSTO:
  - PRESA IEC 309 2P+T CON INTERBLOCCO
  - PRESA IEC 309 3P+T CON INTERBLOCCO
  - n.2 PRESA TIPO UNEL 2x10/16A+T IN FRUTTO COMPONIBILE DA INCASSO
- QUADRO ELETTRICO
- RACK DATI 600x600mm
- MONTANTE DI ALLACCIAMENTO UTENZA IN TUBAZIONE DI ACCIAIO ZINCATO DIAMETRO MINIMO 25MM
- ALLACCIAMENTO UTENZA GENERICA IN CAMPO
- BO - BOLLITORE ACS CON RESISTENZA ELETTRICA
- EXT - ESTRATTORE SERVIZI/SPOGLIATOI
- REC - RECUPERATORE
- VRV - UE SISTEMA VRV
- PDC - POMPA DI CALORE ACS
- PS - STAZIONE DI SOLLEVAMENTO
- PR - POMPA DI RICIRCOLO
- UI - UNITA' INTERNE VRV
- TA - TERMOSTATO AMBIENTE

N.B.: PLANIMETRIA VALIDA AI SOLI FINI DELL'IMPIANTO ELETTRICO

SPOGLIATOI

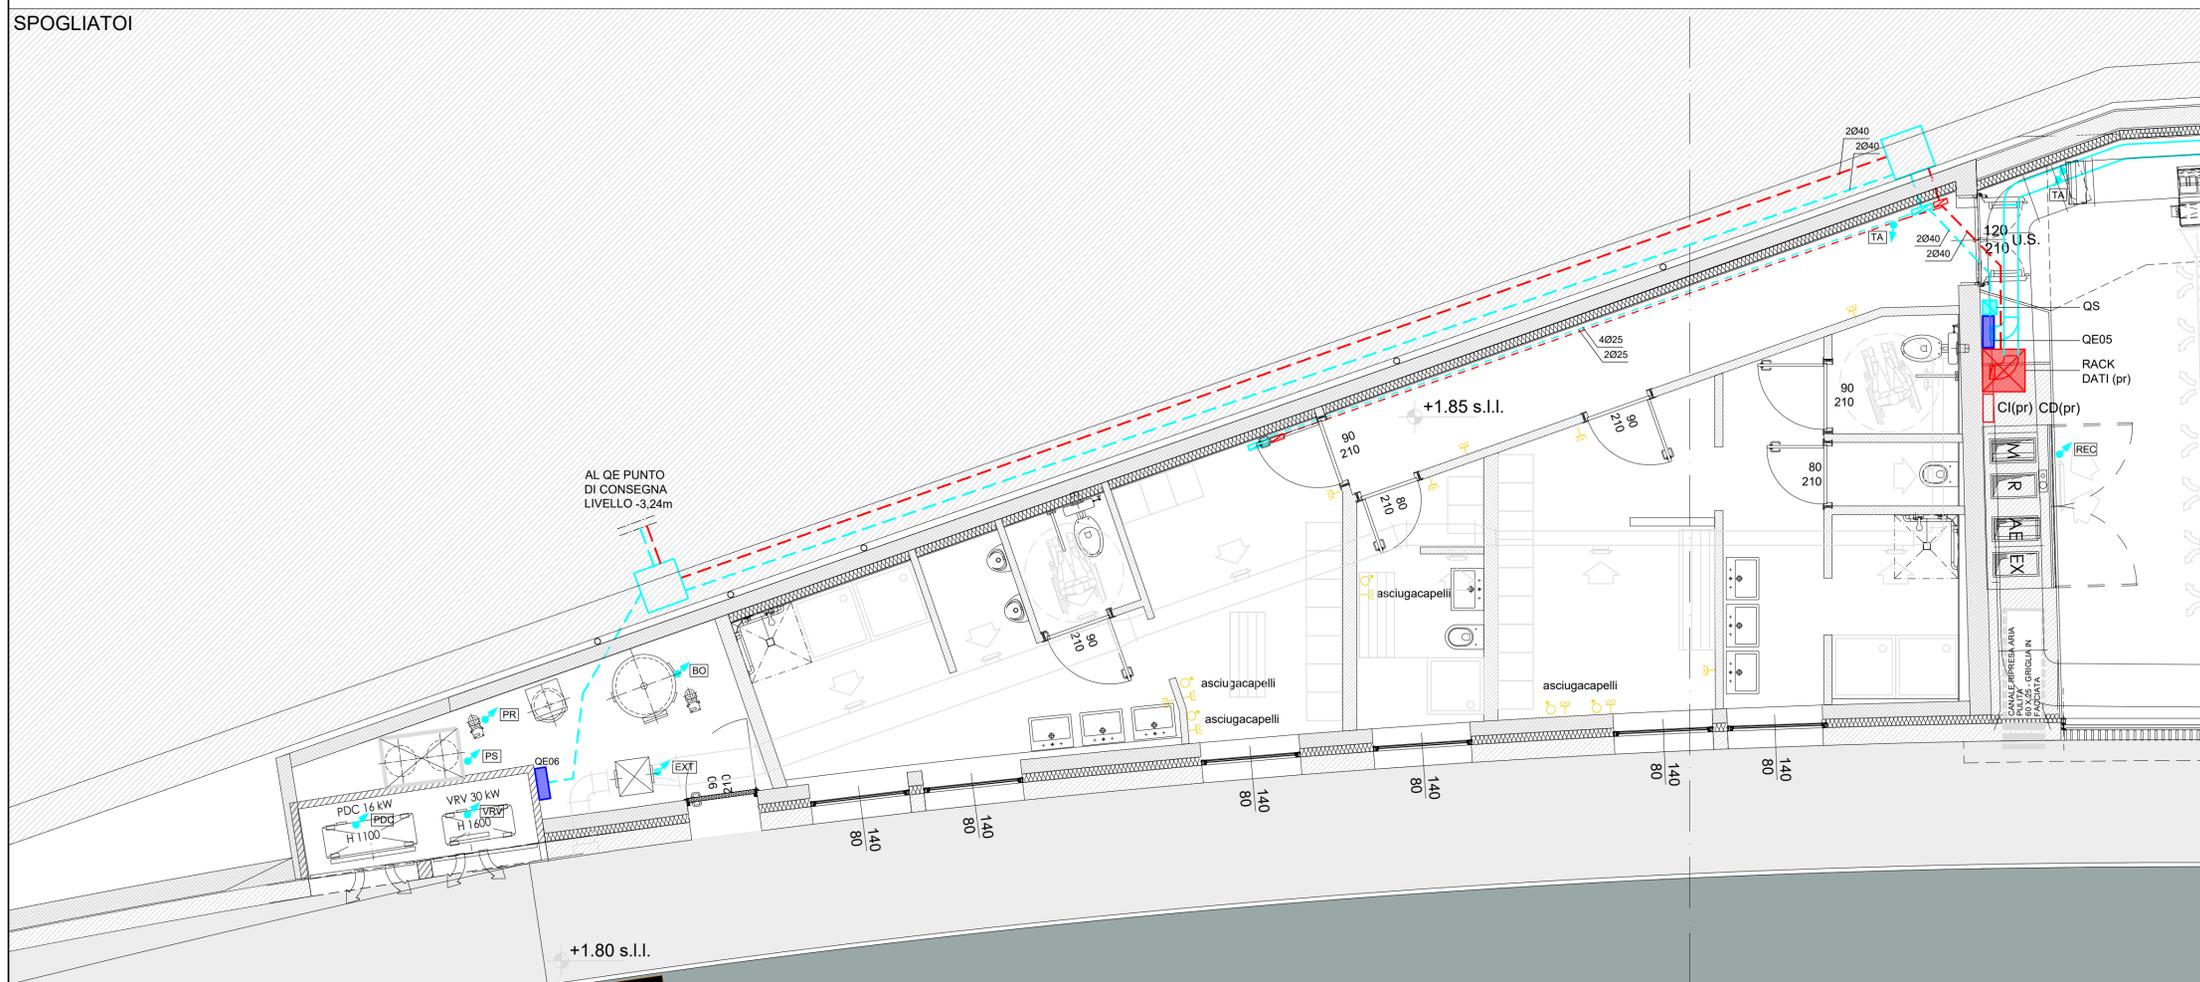

COMUNE DI MOLTRASIO

PROGETTO PER IL NUOVO LUNGOLAGO - CAMPO 2 -

PROGETTO DEFINITIVO

PIANTA SALA POLIFUNZIONALE FORZA MOTRICE, DISTRIBUZIONE E CABLAGGIO STRUTTURATO **E004**

status: data: Apr. 2021 dis.: GNM scala: 1:50 varie rif.: 370

COMUNE DI MOLTRASIO  
Via Besana, 67  
22010 Moltrasio CO  
R.U.P. Architetto Cristina Piazzoli

VENELLI & KRAMER ARCHITETTI  
Arch. Ruggero Venelli e Arch. Cecilia Kramer  
Via Pirelli, 10  
22100 Como  
Tel. 031/270779 Fax 031/376685  
info@venellikramer.com

COLOMBO ENGINEERING S.R.L.  
Ing. Marco Farini  
Via Corbelli, n. 3  
22063 Carli (CO)  
Tel. 031/716057 Fax 031/716057  
colombogianluca@colomboeng.it

Studio Tecnico Ingegneria Impiantistica  
Ing. Marco Farini  
Via M. Colomba, n. 29  
22100 Comerio (LC)  
Tel. 031/920548 Fax 031/920548  
tecnico.com@stati.eu

ENERGY Engineering S.R.L.  
Ing. Gianluca Mezi  
Via Carlo Tomi Farinelli, n. 31  
23900 Lecco (LC)  
Tel. 0341/261004 Fax 0341/265551  
energy@energyan.com

Geom. Giovanni Lentini  
Via Italia n. 7  
22070 Bregnano (CO)  
Tel. 031/770685 Fax 031/770685  
giovanni.lentini@studiolentini.it

ORDINE DEGLI INGEGNERI DELLA PROVINCIA DI LEGGO  
INGEGNERE JUNIOR N° 43  
**MELZI GIAN LUCA**  
SEZIONE 8 SETTORE INDUSTRIALE  
ANNO DI ISCRIZIONE: 2011

*Melzi Gianluca*