


POLIFUNZIONALE

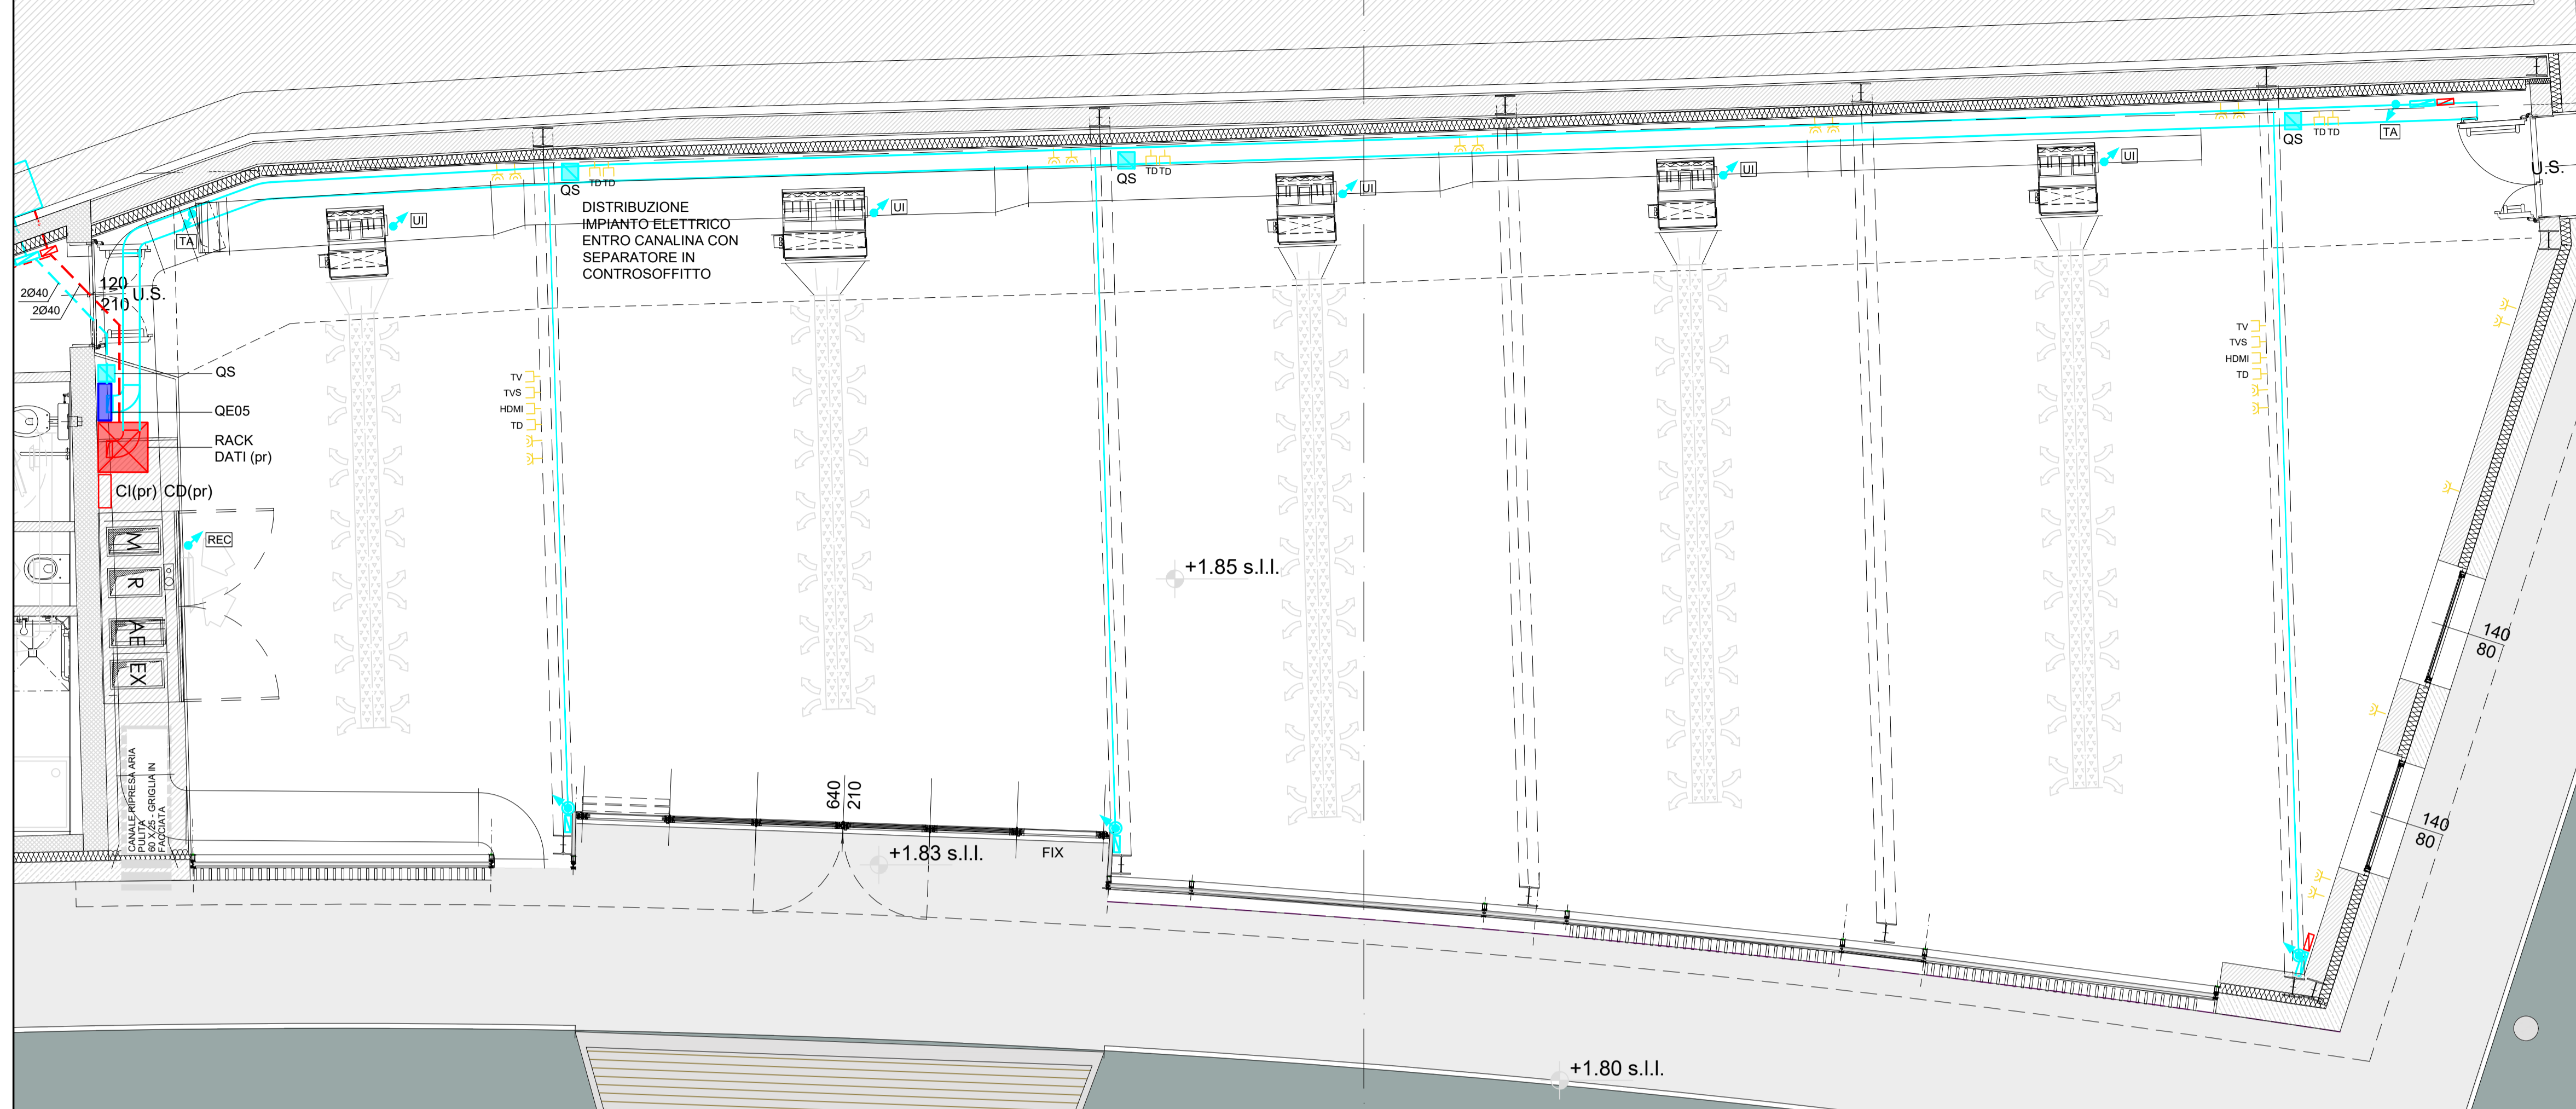


LEGENDA

- PRESA TIPO UNEL 2x10/16A+T IN FRUTTO COMPONIBILE DA INCASSO
- INTERRUTTORE DI SEZIONAMENTO 2P 16A IN FRUTTO COMPONIBILE DA INCASSO
- CANALINA PORTACAVI IN ACCIAIO ZINCATO DIM. 200x80 CON SEPARATORE
- CASSETTA DI DERIVAZIONE STAGNA A PARETE IN MATERIALE PLASTICO ISOLANTE AUTOESTINGUENTE, GRADO DI PROTEZIONE IP55 CON COPERCHIO OPACO O TRASPARENTE FISSATO CON VITI 300x220x120 mm
- CASSETTA DI DERIVAZIONE STAGNA A PARETE IN MATERIALE PLASTICO ISOLANTE AUTOESTINGUENTE, GRADO DI PROTEZIONE IP55 CON COPERCHIO OPACO O TRASPARENTE FISSATO CON VITI 90x140x70 mm
- CAVIDOTTI CORRUGATI A DOPPIA PARETE PER POSA INTERRATA CON RESISTENZA ALLO SCHIACCIAMENTO DI 450 NEWTON - DIMENSIONI COME INDICATE IN PIANTA
- TUBAZIONE PLASTICA RIGIDA CON MARCHIO IMQ TIPO AUTOEST. PER INSTALLAZIONE A VISTA COMPRESI ANCHE GLI ACCESSORI DI FISSAGGIO
- ALLACCIAMENTO UTENZA IN CAMPO
- PRESA RJ45 CAT. 6 IN FRUTTO COMPONIBILE DA INCASSO
- PRESA TV TERRESTRE IN FRUTTO COMPONIBILE DA INCASSO
- PRESA TV SATELLITARE IN FRUTTO COMPONIBILE DA INCASSO
- PRESA HDMI
- QUADRO PRESE COSI' COMPOSTO:
 - PRESA IEC 309 2P+T CON INTERBLOCCO
 - PRESA IEC 309 3P+T CON INTERBLOCCO
 - n.2 PRESA TIPO UNEL 2x10/16A+T IN FRUTTO COMPONIBILE DA INCASSO
- QUADRO ELETTRICO
- RACK DATI 600x600mm
- MONTANTE DI ALLACCIAMENTO UTENZA IN TUBAZIONE DI ACCIAIO ZINCATO DIAMETRO MINIMO 25MM
- ALLACCIAMENTO UTENZA GENERICA IN CAMPO
- BO - BOLLITORE ACS CON RESISTENZA ELETTRICA
- EXT - ESTRATTORE SERVIZI/SPOGLIATOI
- REC - RECUPERATORE
- VRV - UE SISTEMA VRV
- PDC - POMPA DI CALORE ACS
- PS - STAZIONE DI SOLLEVAMENTO
- PR - POMPA DI RICIRCOLO
- UI - UNITA' INTERNE VRV
- TA - TERMOSTATO AMBIENTE

N.B.: PLANIMETRIA VALIDA AI SOLI FINI DELL'IMPIANTO ELETTRICO

SPOGLIATOI

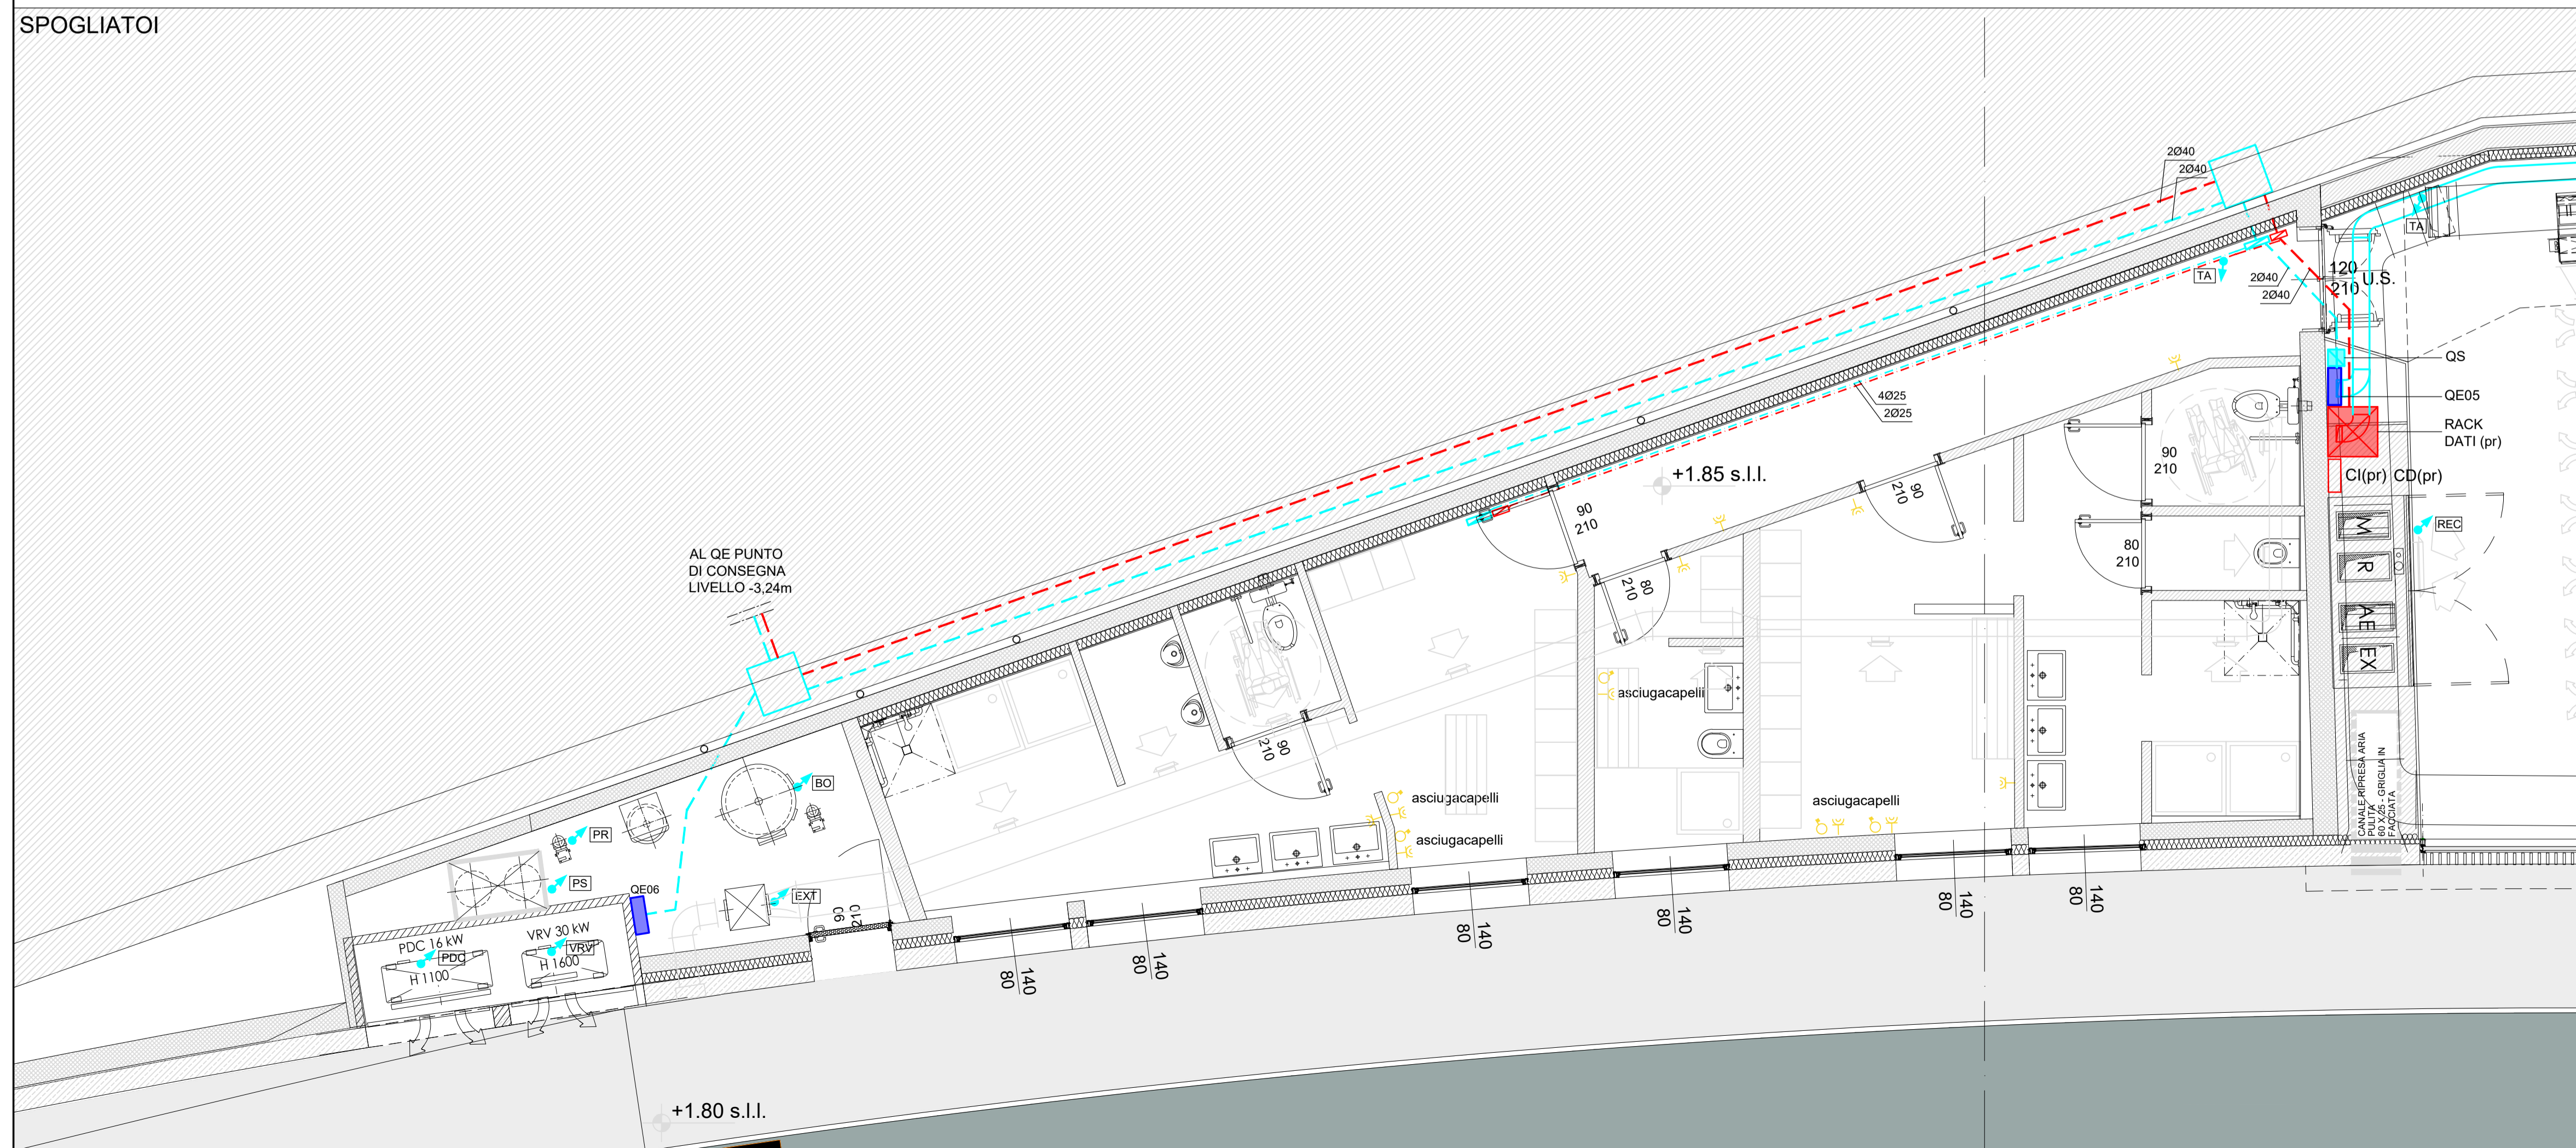

COMUNE DI MOLTRASIO

PROGETTO PER IL NUOVO LUNGOLAGO - CAMPO 2 -

PROGETTO DEFINITIVO

PIANTA SALA POLIFUNZIONALE FORZA MOTRICE, DISTRIBUZIONE E CABLAGGIO STRUTTURATO **E004**

status: data: Apr. 2021 dis.: GNM scala: 1:50 varie rif.: 370

COMUNE DI MOLTRASIO
Via Besana, 67
22010 Moltrasio CO
R.U.P. Architetto Cristina Piazzoli

VENELLI & KRAMER ARCHITETTI
Arch. Ruggiero Venelli e Arch. Cecilia Kramer
Via Pirelli, 10
22100 Como
Tel. 031/707779 Fax 031/706685 info@venellikramer.com

COLOMBO ENGINEERING S.R.L.
Ing. Marco Farini
Via Corbelli, n. 3
22063 Carate (CO)
Tel. 031/716057 Fax 031/716057 colombogm@colombogm.it

Studio Tecnico Ingegneria Impiantistica
Ing. Marco Farini
Via M. Colomba n. 29
22100 Comerio (LC)
Tel. 031/920548 Fax 031/555410 tecnico.comer@stati.eu

ENERGY Engineering S.R.L.
Ing. Gianluca Mezi
Via Carlo Tomi Farelli n. 31
23900 Lecco (LC)
Tel. 0341/261004 Fax 0341/263551 energy@energyen.com

Geom. Giovanni Lentini
Via Italia n. 7
22070 Bregnano (CO)
Tel. 031/770685 giovanni.lentini@studiolentini.it

LO STUDIO SI RISERVA LA PROPRIETA' DEL PRESENTE DISEGNO. E' VIETATA LA RIPRODUZIONE E LA COMUNICAZIONE A TERZI SENZA AUTORIZZAZIONE