


LEGENDA

- APPARECCHIO ILLUMINANTE A SOFFITTO STAGNO 36W 3000K IP54
- APPARECCHIO ILLUMINANTE A SOSPENSIONE TIPO SINTESI SYSTEM 56W 3000K (INSTALLAZIONE H.2,50m NELLA SALA POLIFUNZIONALE - VERSIONE DIMMERABILE DALI)
- APPARECCHIO ILLUMINANTE A PARETE CON PITTOGRAMMA INDICAZIONE VIA DI ESODO - VERSIONE "SA"
- APPARECCHIO A SOFFITTO/PARETE PER ILLUMINAZIONE DI EMERGENZA 24W BATTERIA INTEGRATA - VERSIONE "SE"
- APPARECCHIO A SOFFITTO 20W 3000K IP40
- INTERRUTTORE IN FRUTTO COMPONIBILE DA INCASSO
- INTERRUTTORE IN FRUTTO COMPONIBILE ENTRO CONTENITORE DA ESTERNO IP44
- SENSORE DI PRESENZA
- PULSANTE IN FRUTTO COMPONIBILE DA INCASSO
- TASTIERA DI COMANDO IMPIANTO DI ALLARME - SOLO PREDISPOSIZIONE
- RIVELATORE VOLUMETRICO IMPIANTO DI ALLARME - SOLO PREDISPOSIZIONE
- CONTATTO MAGNETICO IMPIANTO DI ALLARME - SOLO PREDISPOSIZIONE
- SUONERIA ESTERNA IMPIANTO DI ALLARME - SOLO PREDISPOSIZIONE
- CENTRALINA ALLARME INTRUSIONE - SOLO PREDISPOSIZIONE
- DIFFUSORE SONORO PER INSTALLAZIONE A SOFFITTO/INCASSO 20 W - SOLO PREDISPOSIZIONE
- RONZATORE
- PULSANTE DI RESET
- PULSANTE A TIRANTE

N.B.: PLANIMETRIA VALIDA AI SOLI FINI DELL'IMPIANTO ELETTRICO

SPOGLIATOI

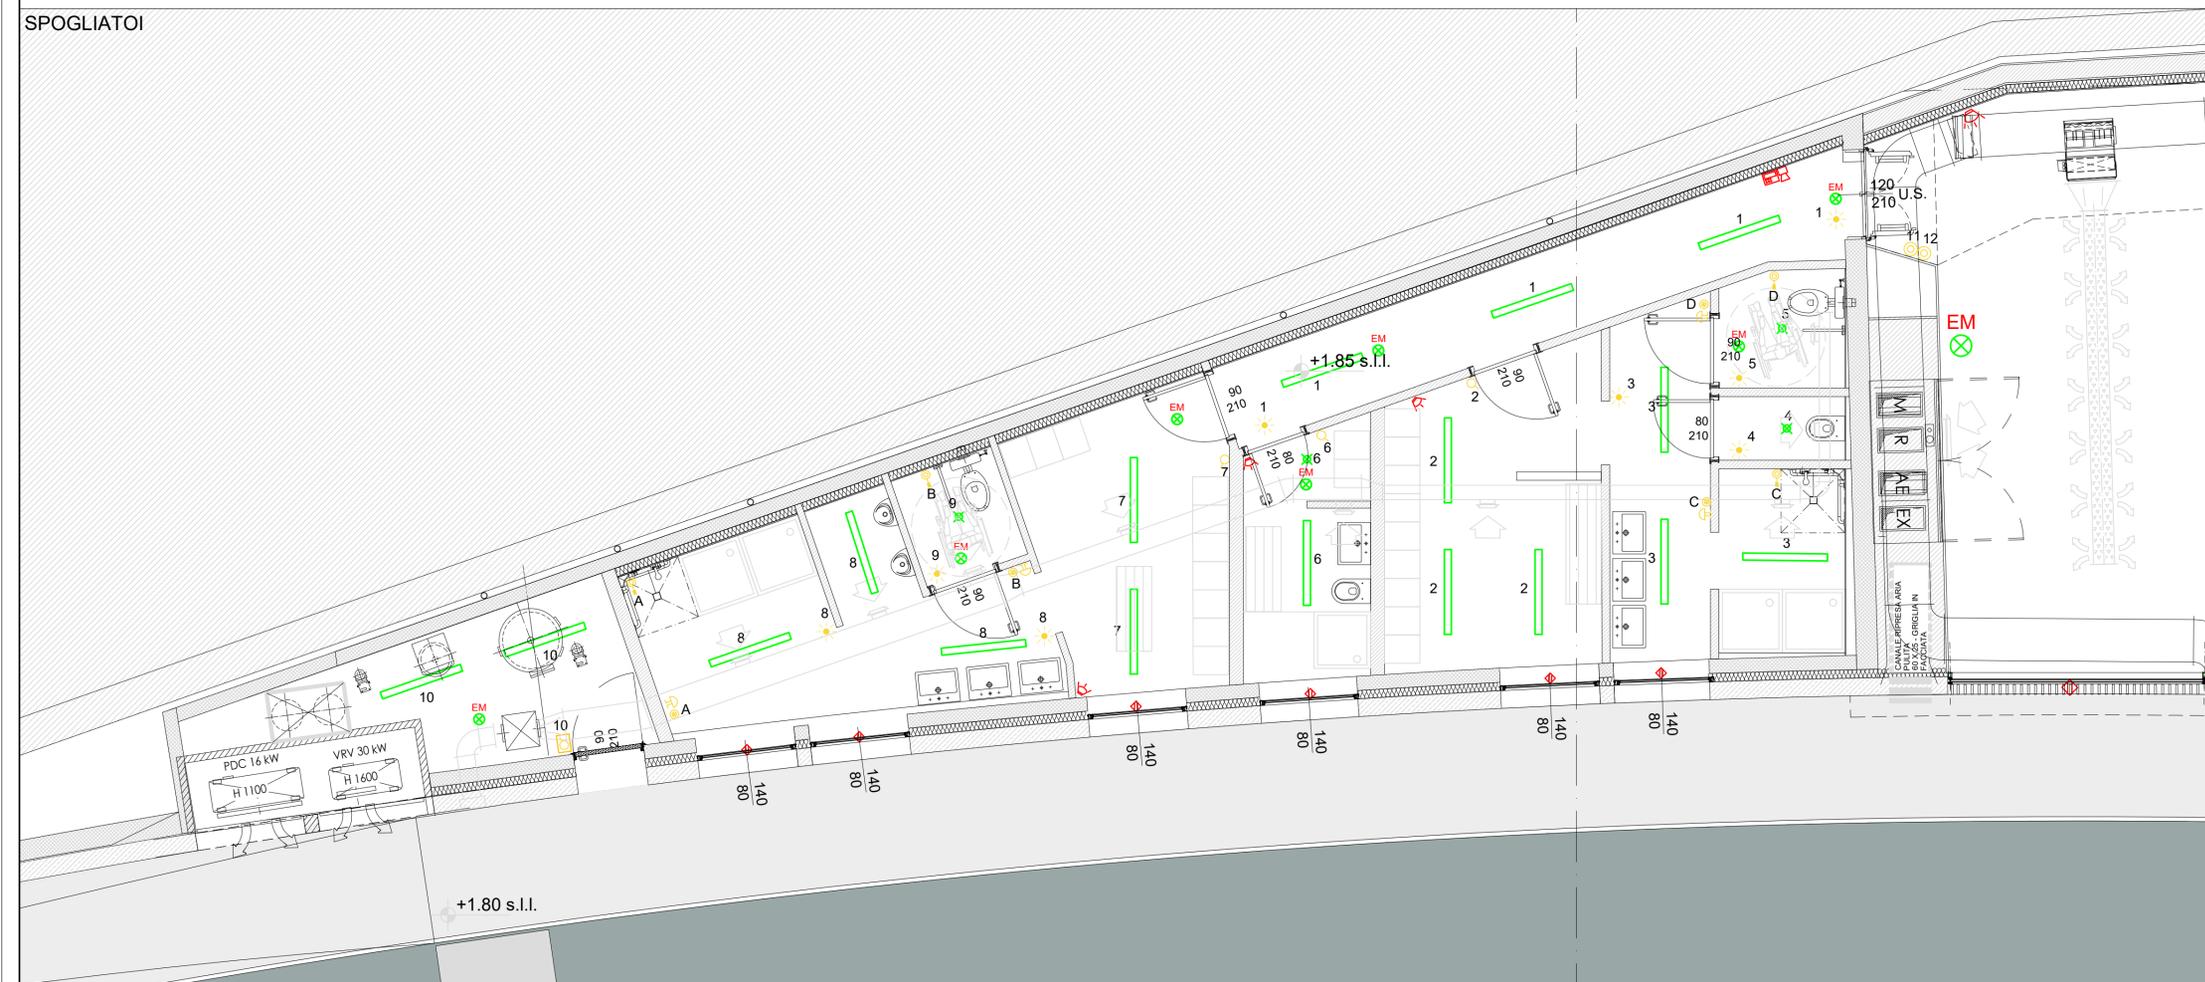

COMUNE DI MOLTRASIO

PROGETTO PER IL
NUOVO LUNGOLAGO
- CAMPO 2 -

PROGETTO DEFINITIVO

PIANTA SALA POLIFUNZIONALE
ILLUMINAZIONE E IMPIANTI
SPECIALI **E005**

status: data: Apr. 2021 dis.: GNM scala: 1:50 varie
rit.: 370

COMUNE DI MOLTRASIO
Via Besana, 67
22010 Moltrasio CO
R.U.P. Architetto Cristina Piazzoli

VENELLI & KRAMER ARCHITETTI
Arch. Ruggiero Venelli e Arch. Cecilia Kramer
Via Pirelli, 20
22100 Como
Tel. 031/770779
Fax 031/770685
info@venellikramer.com

COLOMBO ENGINEERING S.R.L.
Ing. Marco Parisi
Via Corbelli n. 3
22063 Carli (CO)
Tel. 031/716007
Fax 031/716007
colombogiancarlo@cecasn.it

Studio Tecnico Ingegneria Impiantistica
Ing. Marco Parisi
Via M. Colomba n. 29
22100 Como (LC)
Tel. 031/920048
Fax 031/550410
tecnico.como@stati.eu

ENERGY Engineering S.R.L.
Ing. Gianluca Mezi
Via Carlo Tomi Farelli n. 31
23900 Lecco (LC)
Tel. 0341/261004
Fax 0341/263551
energy@energyan.com

Geom. Giovanni Lentini
Via Italia n. 7
22070 Bregnano (CO)
Tel. 031/770685
giovanni.lentini@studiolelenti.it