

LEGENDA

- 1 PALAZZINA UFFICI-APP. CUSTODE
- 2 BUSSOLA D'INGRESSO
- 3 SPOGLIATOI-MAGAZZINO-L.COMPRESSORI
- 4 SALA POMPE ANTINCENDIO
- 5 SERBATOIO RISERVA IDRICA
- 6 AIUOLA SPARTITRAFFICO
- 7 REPARTO BIDONI VUOTI
- 8 REPARTO IMBOTTIGLIAMENTO
- 9 REPARTO BIDONI PIENI
- 10 SALA POMPE E COMPRESSORI GPL
- 11 PARCO SERBATOI N°4 DA mc 200 CAD.
- 12 BOX AUTO CUSTODE
- 13 PARCHEGGI ESTERNI
- 14 PESA STRADALE
- 15 ZONA RICOVERO AUTOMEZZI
- 16 CABINA QUADRI ELETTRICI
- 17 PUNTI TRAVASO ATB
- 18 DEPOSITO BOMBOLE PIENE E VUOTE
- 19 SERBATOIO GASOLIO USO PRIVATO
- 20 GRUPPO ELETTROGENO
- 21 DEPOSITO TEMPORANEO BOMBOLE VUOTE NON BONIFICATE

RETE ACQUE BIANCHE  
RETE ACQUE NERE

- CAMERETTA DI ISPEZIONE SIFONATA
- CHIUSURO DI ISPEZIONE SIFONATO
- CATIDOIA ACQUE METEORICHE CON POZZETTO SIFONATO
- POZZETTO ISPEZIONE/PRELIEVO ACQUE NERE
- SCARICO IN CORPO IDRICO SUPERF. N° NP0970210001001B (AUT.PROV.LECCO N°403 DEL 23.9.13)
- 1: NUMERO ASSEGNATO NELLA DOMANDA DI AUT. SCARICO IN FOGNATURA PUB.



STRUTTURA ANTISISMICA

*U.M. G.V.*

REV.	DESCRIZIONE	DATA	MODIF.	CONTR.	APPROV.
6					
5					
4	AGGIORNAMENTO	MAG-23	M.C.	G.M.	C.M.
3	VARIAZIONE LOGO AZIENDALE	SET-20	M.C.	G.M.	C.M.
2	AGGIORNAMENTO PLANIMETRICO	MAG-14	M.C.	G.M.	C.M.
1	VARIAZIONE ORGANIGRAMMA AZIENDALE	GIU-12	M.C.	G.M.	C.M.
0	PRIMA EMISSIONE	MAG-12	M.C.	G.M.	C.M.

ButanGas		Dragan Group since 1948	
GIALLO	VERDE	ROSSO	BIANCO
0.2	0.3	0.5	0.2
0.15	0.8	0.7	
DATA	MAG-12	EDIZ.0	
BUTANGAS S.p.A.: DEPOSITO DI CESANA B. (LC)		SCALA 1:200	
PLANIMETRIA GENERALE		DIS.N° BUT-LEC 0012	
RETE IDRICA FOGNARIA		DIS.DA MAIORANO	

A termini di legge ci riserviamo la proprietà di questo disegno con divieto di uso e riproduzione

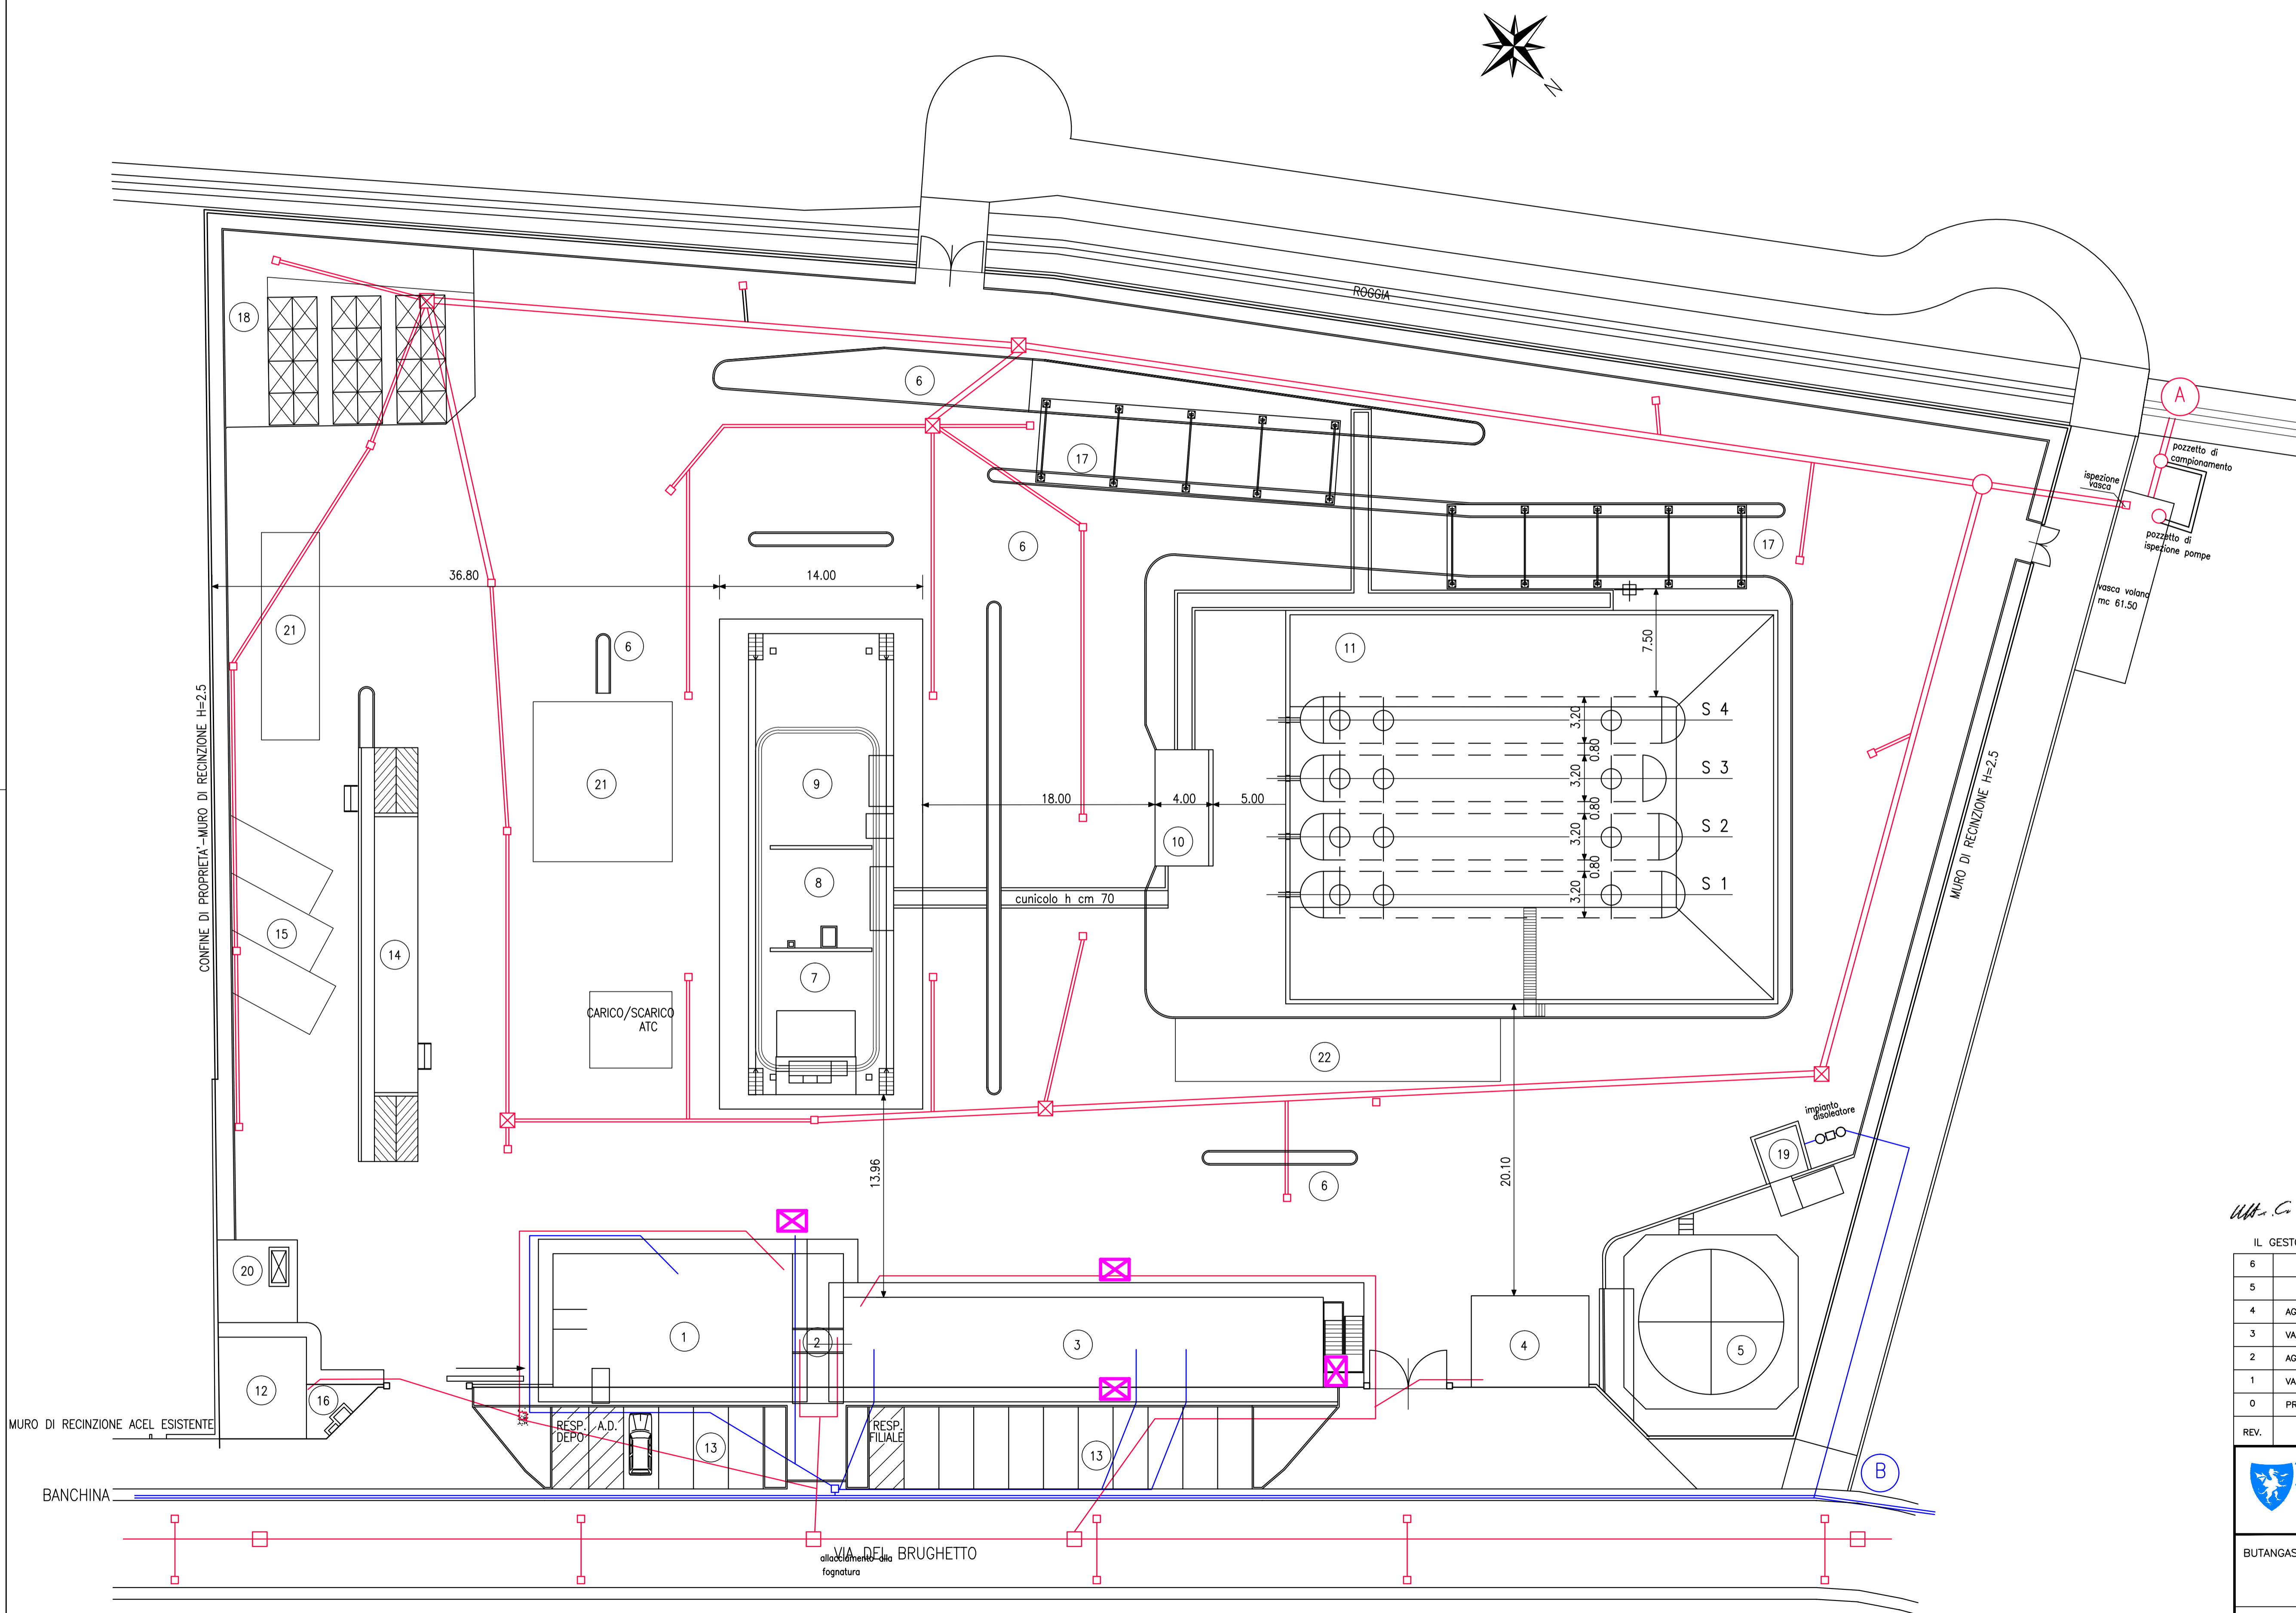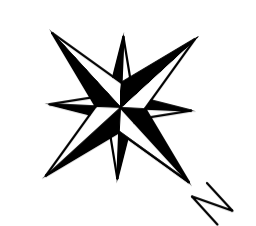

BANCHINA  
VIA DEL BRUGHETTO  
all'indirizzo della fognatura