


LEGENDA

- 1 PALAZZINA UFFICI-APP. CUSTODE
- 2 BUSSOLA D'INGRESSO
- 3 SPOGLIATOI-MAGAZZINO-L.COMPRESSORI
- 4 SALA POMPE ANTINCENDIO
- 5 SERBATOIO RISERVA IDRICA
- 6 AIUOLA SPARTITRAFFICO
- 7 REPARTO BIDONI VUOTI
- 8 REPARTO IMBOTTIGLIAMENTO
- 9 REPARTO BIDONI PIENI
- 10 SALA POMPE E COMPRESSORI GPL
- 11 PARCO SERBATOI N°4 DA mc 200 CAD.
- 12 BOX AUTO CUSTODE
- 13 PARCHEGGI ESTERNI
- 14 PESA STRADALE
- 15 ZONA RICOVERO AUTOMEZZI
- 16 CABINA QUADRI ELETTRICI
- 17 PUNTI TRAVASO ATB
- 18 DEPOSITO BOMBOLE PIENE E VUOTE
- 19 SERBATOIO GASOLIO USO PRIVATO
- 20 GRUPPO ELETTROGENO

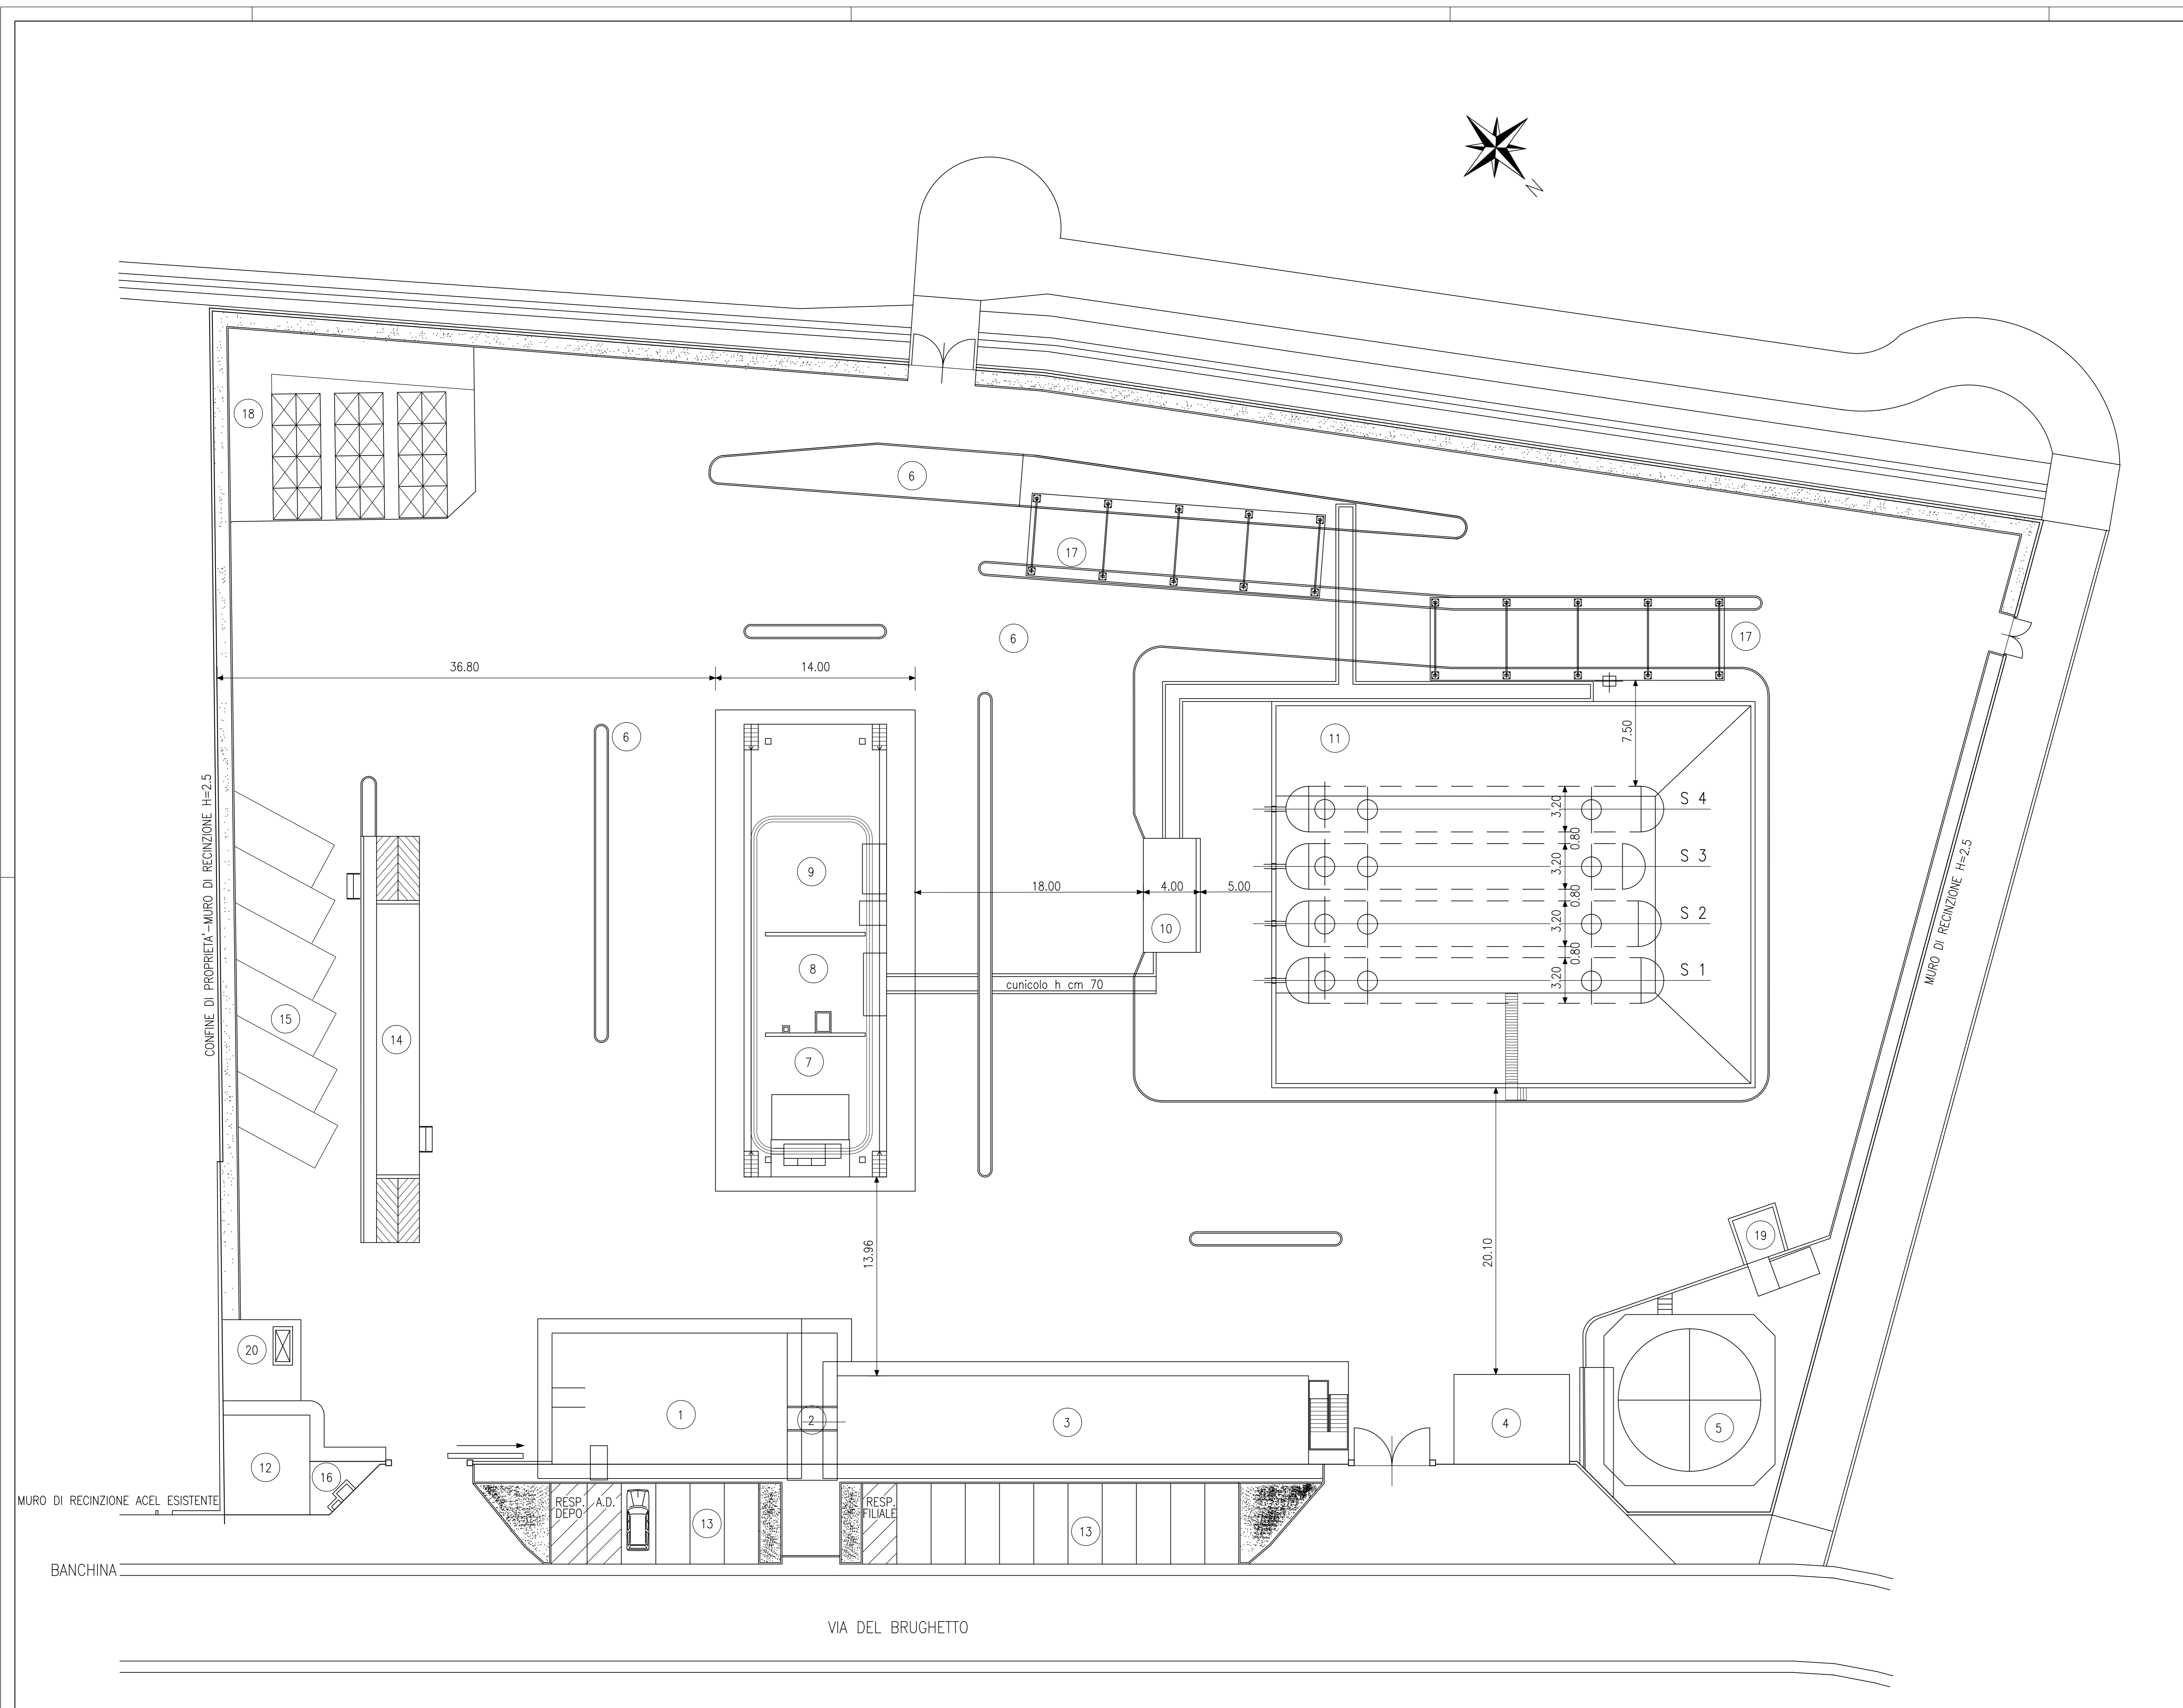

*U.M. G.*

IL GESTORE

REV.	DESCRIZIONE	DATA	MODIF.	CONTR.	APPROV.
6					
5					
4					
3	VARIAZIONE LOGO AZIENDALE	SET-20	M.C.	G.M.	C.M.
2	VARIAZIONE ORGANIGRAMMA AZIENDALE	GIU-12	M.C.	G.M.	C.M.
1	VARIAZIONE ORGANIGRAMMA AZIENDALE	GEN-11	M.C.	D.M.	C.M.
0	PRIMA EMISSIONE	GEN-10	M.C.	D.M.	C.M.

GALLO	VERDE	ROSSO	CIANO	BIANCO	BLU	MAGENTA
0.2	0.3	0.5	0.2	0.15	0.8	0.7

DATA GEN-10 EDIZ.0

BUTANGAS S.p.A.: DEPOSITO DI CESANA B. (LC)

PLANIMETRIA GENERALE

SCALA 1:200

DIS.N° BUT-LEC 0001

DIS.DA MAIORANO

A termini di legge si riserviamo la proprietà di questo disegno con divieto di uso e riproduzione