

LEGENDA SIMBOLI ANTINCENDIO			
Simbolo	Descrizione	Simbolo	Descrizione
	PULSANTE DI ALLARME INCENDIO		SEGNALATORE OTTICO/ACUSTICO DA INTERNO
	CENTRALE DI RIVELAZIONE INCENDIO		SEGNALATORE OTTICO/ACUSTICO DA INTERNO
	COMBINATORE TELEFONICO		RIVELATORE TERMOVELOCIMETRICO
	AREA NON OGGETTO DI MODIFICA		RIVELATORE FUMO

Finanziato dall'Unione europea



Comune di Tradate

PROGETTO ESECUTIVO

AFFIDAMENTO DEI SERVIZI DI PROGETTAZIONE DEFINITIVA, ESECUTIVA E COORDINAMENTO DELLA SICUREZZA IN FASE DI PROGETTAZIONE CON FACOLTA' DI AFFIDAMENTO EX ART. 63 c. 5 D. Lgs. 50/2016 DEL SERVIZIO DI DIREZIONE LAVORI E COORDINAMENTO DELLA SICUREZZA IN FASE DI ESECUZIONE, RELATIVAMENTE ALL'INTERVENTO DI RIGENERAZIONE URBANA DI CAPANNONE INDUSTRIALE PER LA CREAZIONE DI UN NUOVO MUSEO DELLA MOTOCICLETTA FRERA, RISTORANTE, AULE STUDIO BIBLIOTECA PARCHEGGI E SISTEMAZIONI ESTERNE.
CIG C682100280001

TAVOLA

04

PEIRAI04

CODICE ELABORATO

PROGETTISTI
Arch. Giorgio Pala



Project Building Art s.r.l.
Via Po, 25 - 00161 Roma
P. I. 035621003
A.M.P. 035621003
Arch. Daniele Pasone

Ing. Giuseppe CERVAROLO
Via Po, 25 - 00161 Roma
P. I. 035621003
A.M.P. 035621003
Arch. Daniele Pasone




COLLABORATORI

- Arch. Viola D'Ettore
- Arch. Ceclia Marati
- Arch. Paolo Monesi
- Arch. Michele Preti
- Arch. Maria Simonetti
- Ing. Ilario Greco
- Ing. Rosario Ierardi
- Ing. Cosimo Mellone
- Ing. Emanuele Doverio
- Ing. Andrea Salvaggio

RUP

DIREZIONE LAVORI

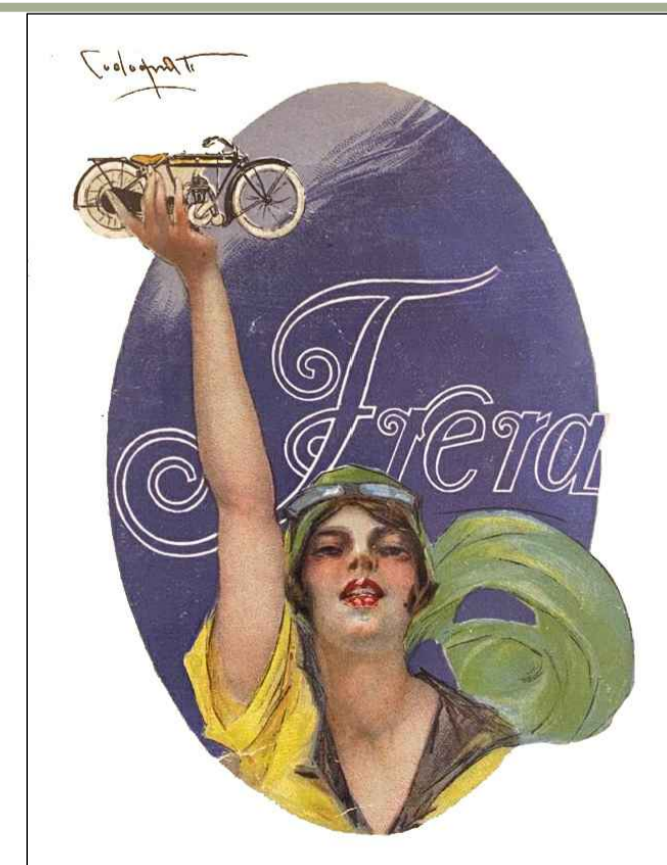

ELABORATO

IMPIANTI IRAI
PIANTA PIANO TERRA

SCALA

1:200

DATA

GIUGNO 2023

REV.	DATA	DESCRIZIONE REVISIONE	ESEGUITO	CONTROLLATO	APPROVATO
01	MARZO 2023	EMISSIONE PROGETTO DEFINITIVO			
02					
03					
04					