


PIANTA PIANO INTERRATO AUTORIUM




FOTO 1-2-3

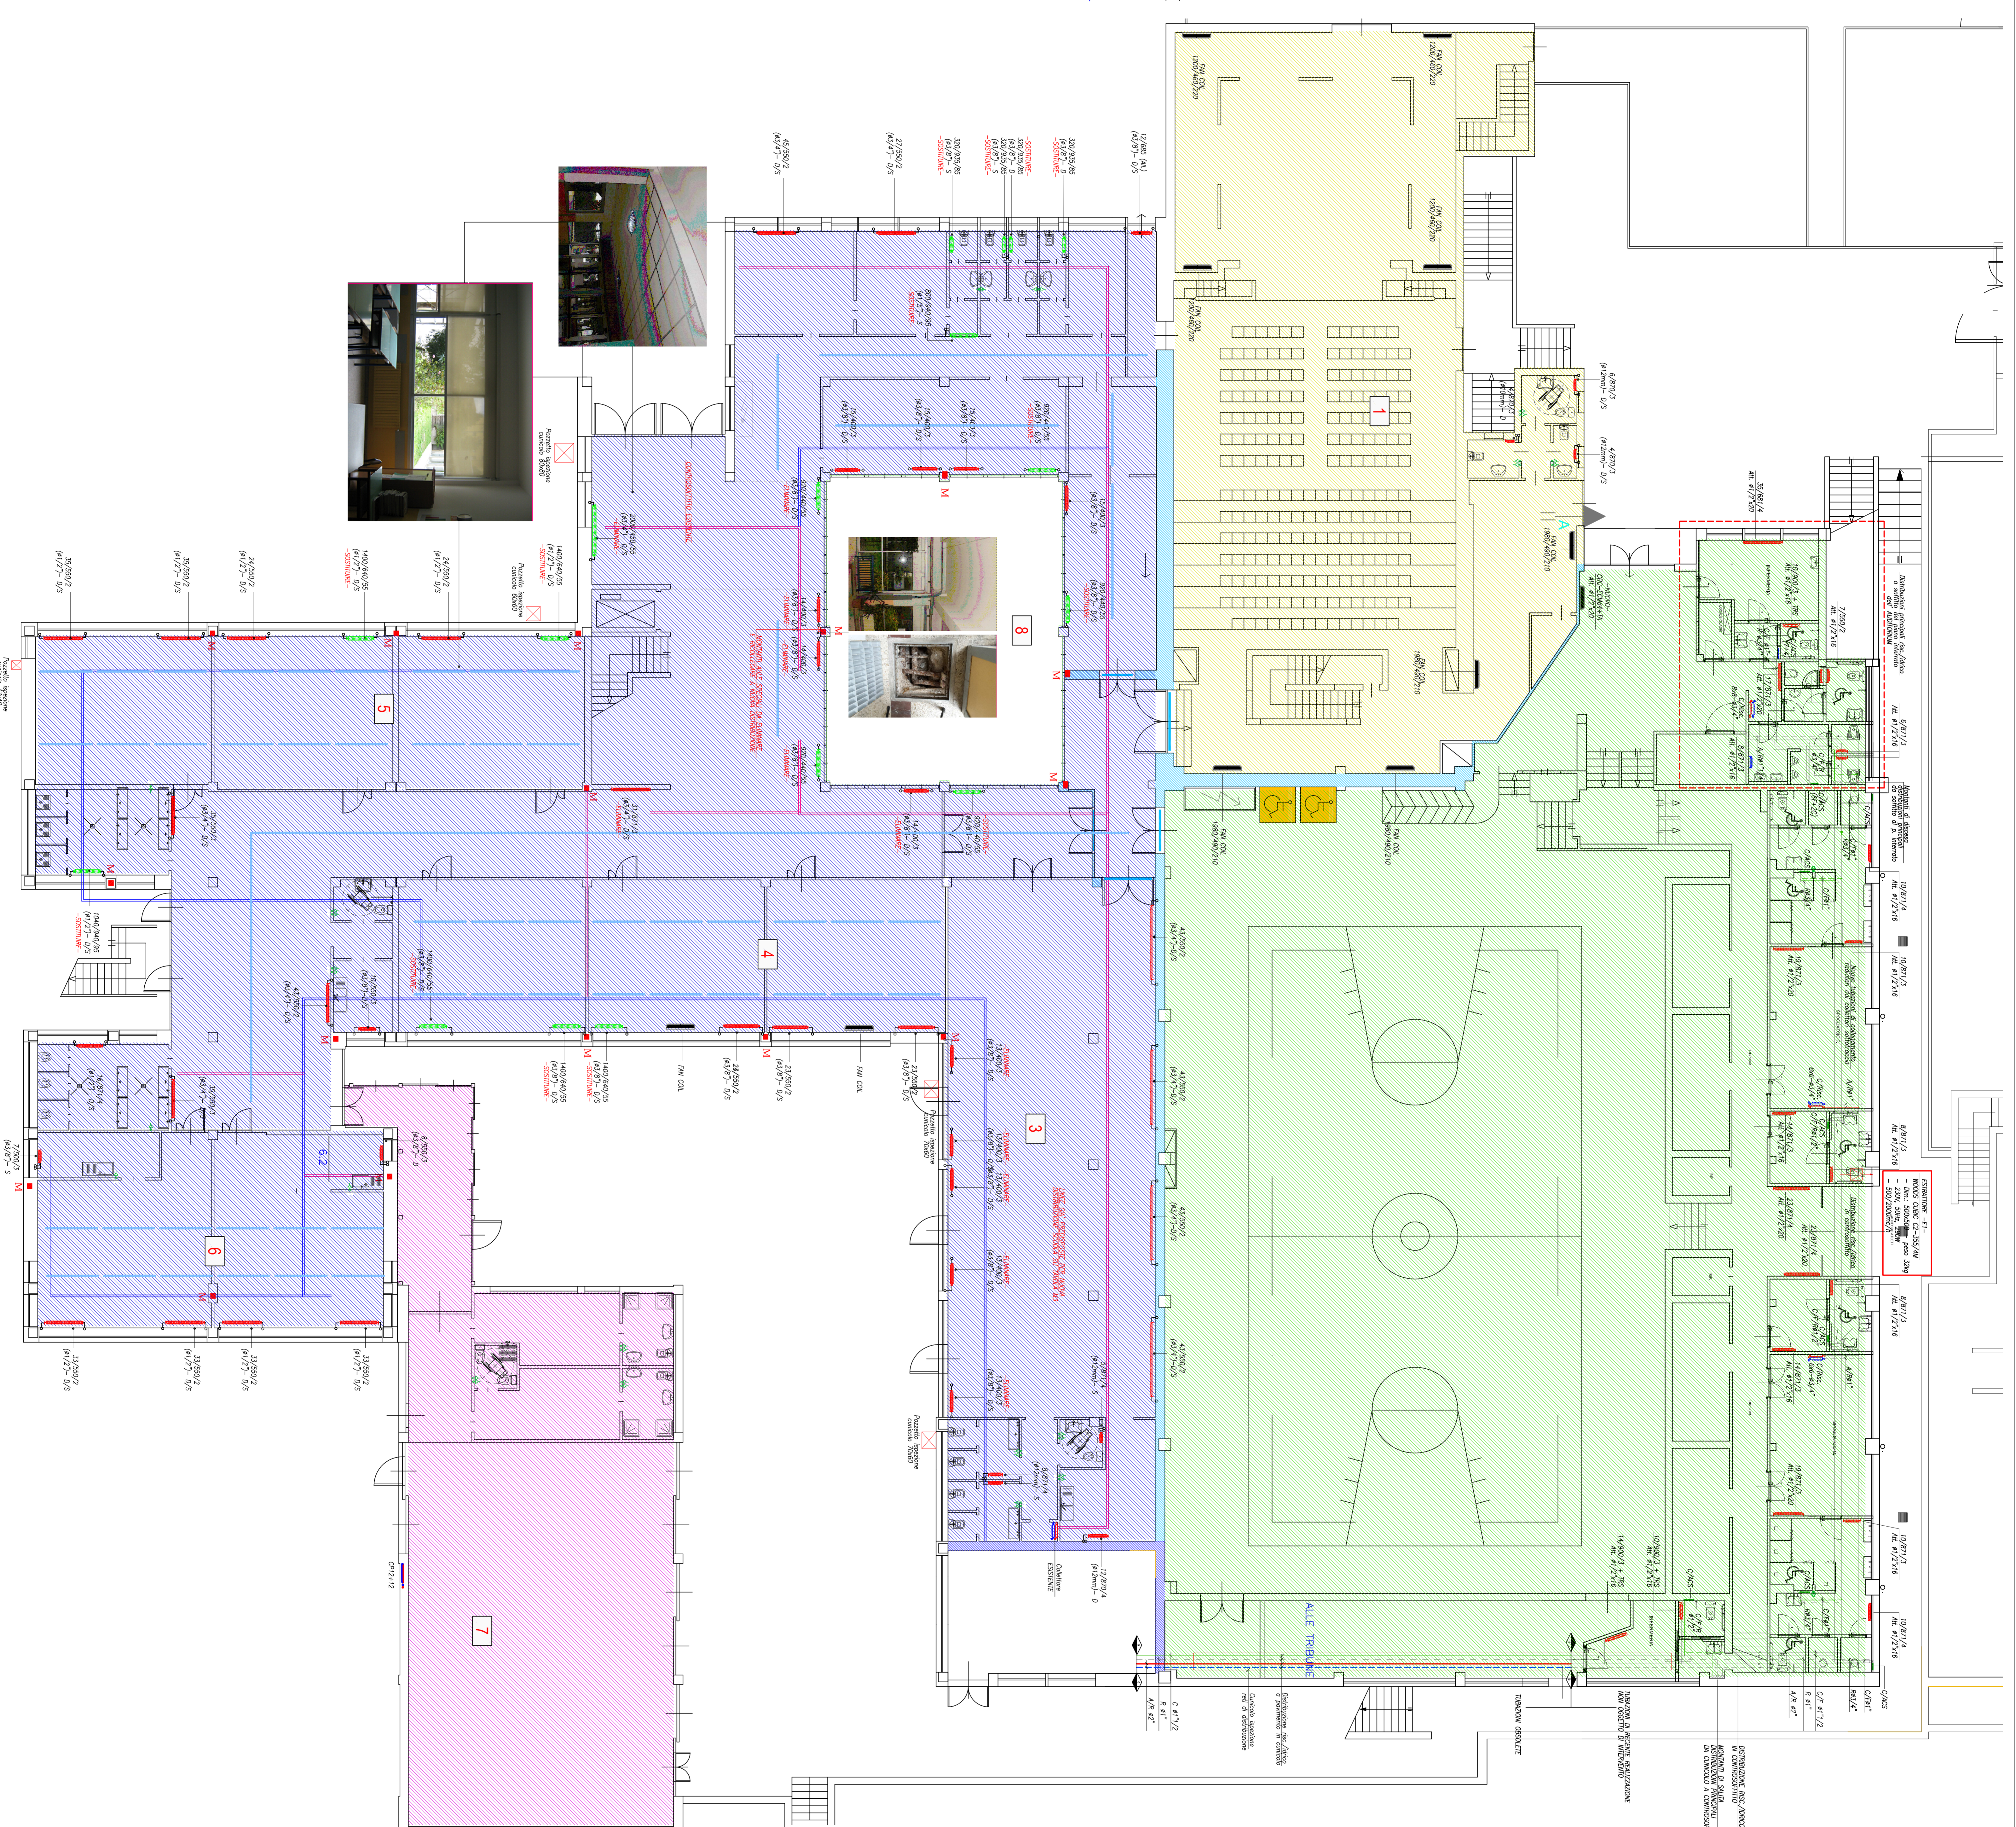

PIANTA PIANO TERRA

	TUBAZIONE IN CUMERCOLO
	TUBAZIONI SOTTO TERRA
	MONTANTI ESISTENTI
	C/F Riscaldamento acqua calda sanitaria caldo/freddo
	Riscaldamento acqua calda sanitaria freddo
	NUMERO DI AUTORIZZAZIONE
	CONSEGNA/ACCETTAZIONE
	PRODOTTORE
	ALTEZZA
	ALTEZZA
	ALTEZZA
	ROBOTORI A PASTIGLIA IN ACCIAIO
	ROBOTORI IN GHISA
	FAN OIL
	IMPIANTO A RILAVORI
	IMPIANTO TIT/PAN/RA PULSISTRI
	IMPIANTO A TUTTURA AUTORIUM
	IMPIANTO A PANNELLI I.C.C. ATTIVA/INERZIA
	CORPO ILLUMINANTE
	SMALTI/PIRE DEI 120
	SMALTI/PIRE DEI 60

**LEGENDA**

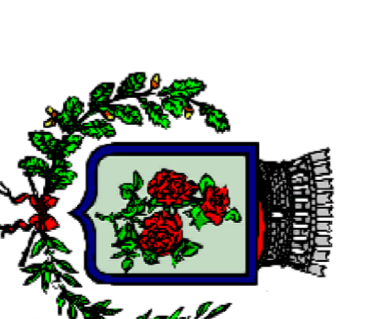

COMUNE DI AROSIO  
(Provincia di Como)

SCUOLA PRIMARIA E SECONDARIA  
DI AROSIO

PROGETTO ESECUTIVO  
RIFACIMENTO LINEE DI DISTRIBUZIONE

Proprietà Impianti meccanici:  
Ing. Ruggero Davide  
S.L. Magnifica Andrea  
Via Bazzucchi, 11 - Cernusco d'Inverigo (CO)

Novembre 2016

MO1 STATO DI FATTO  
PIANTA PIANO TERRA - INTERRATO

Scala 1:100

16.04.2016