



PIANTA PIANO INTERRATO

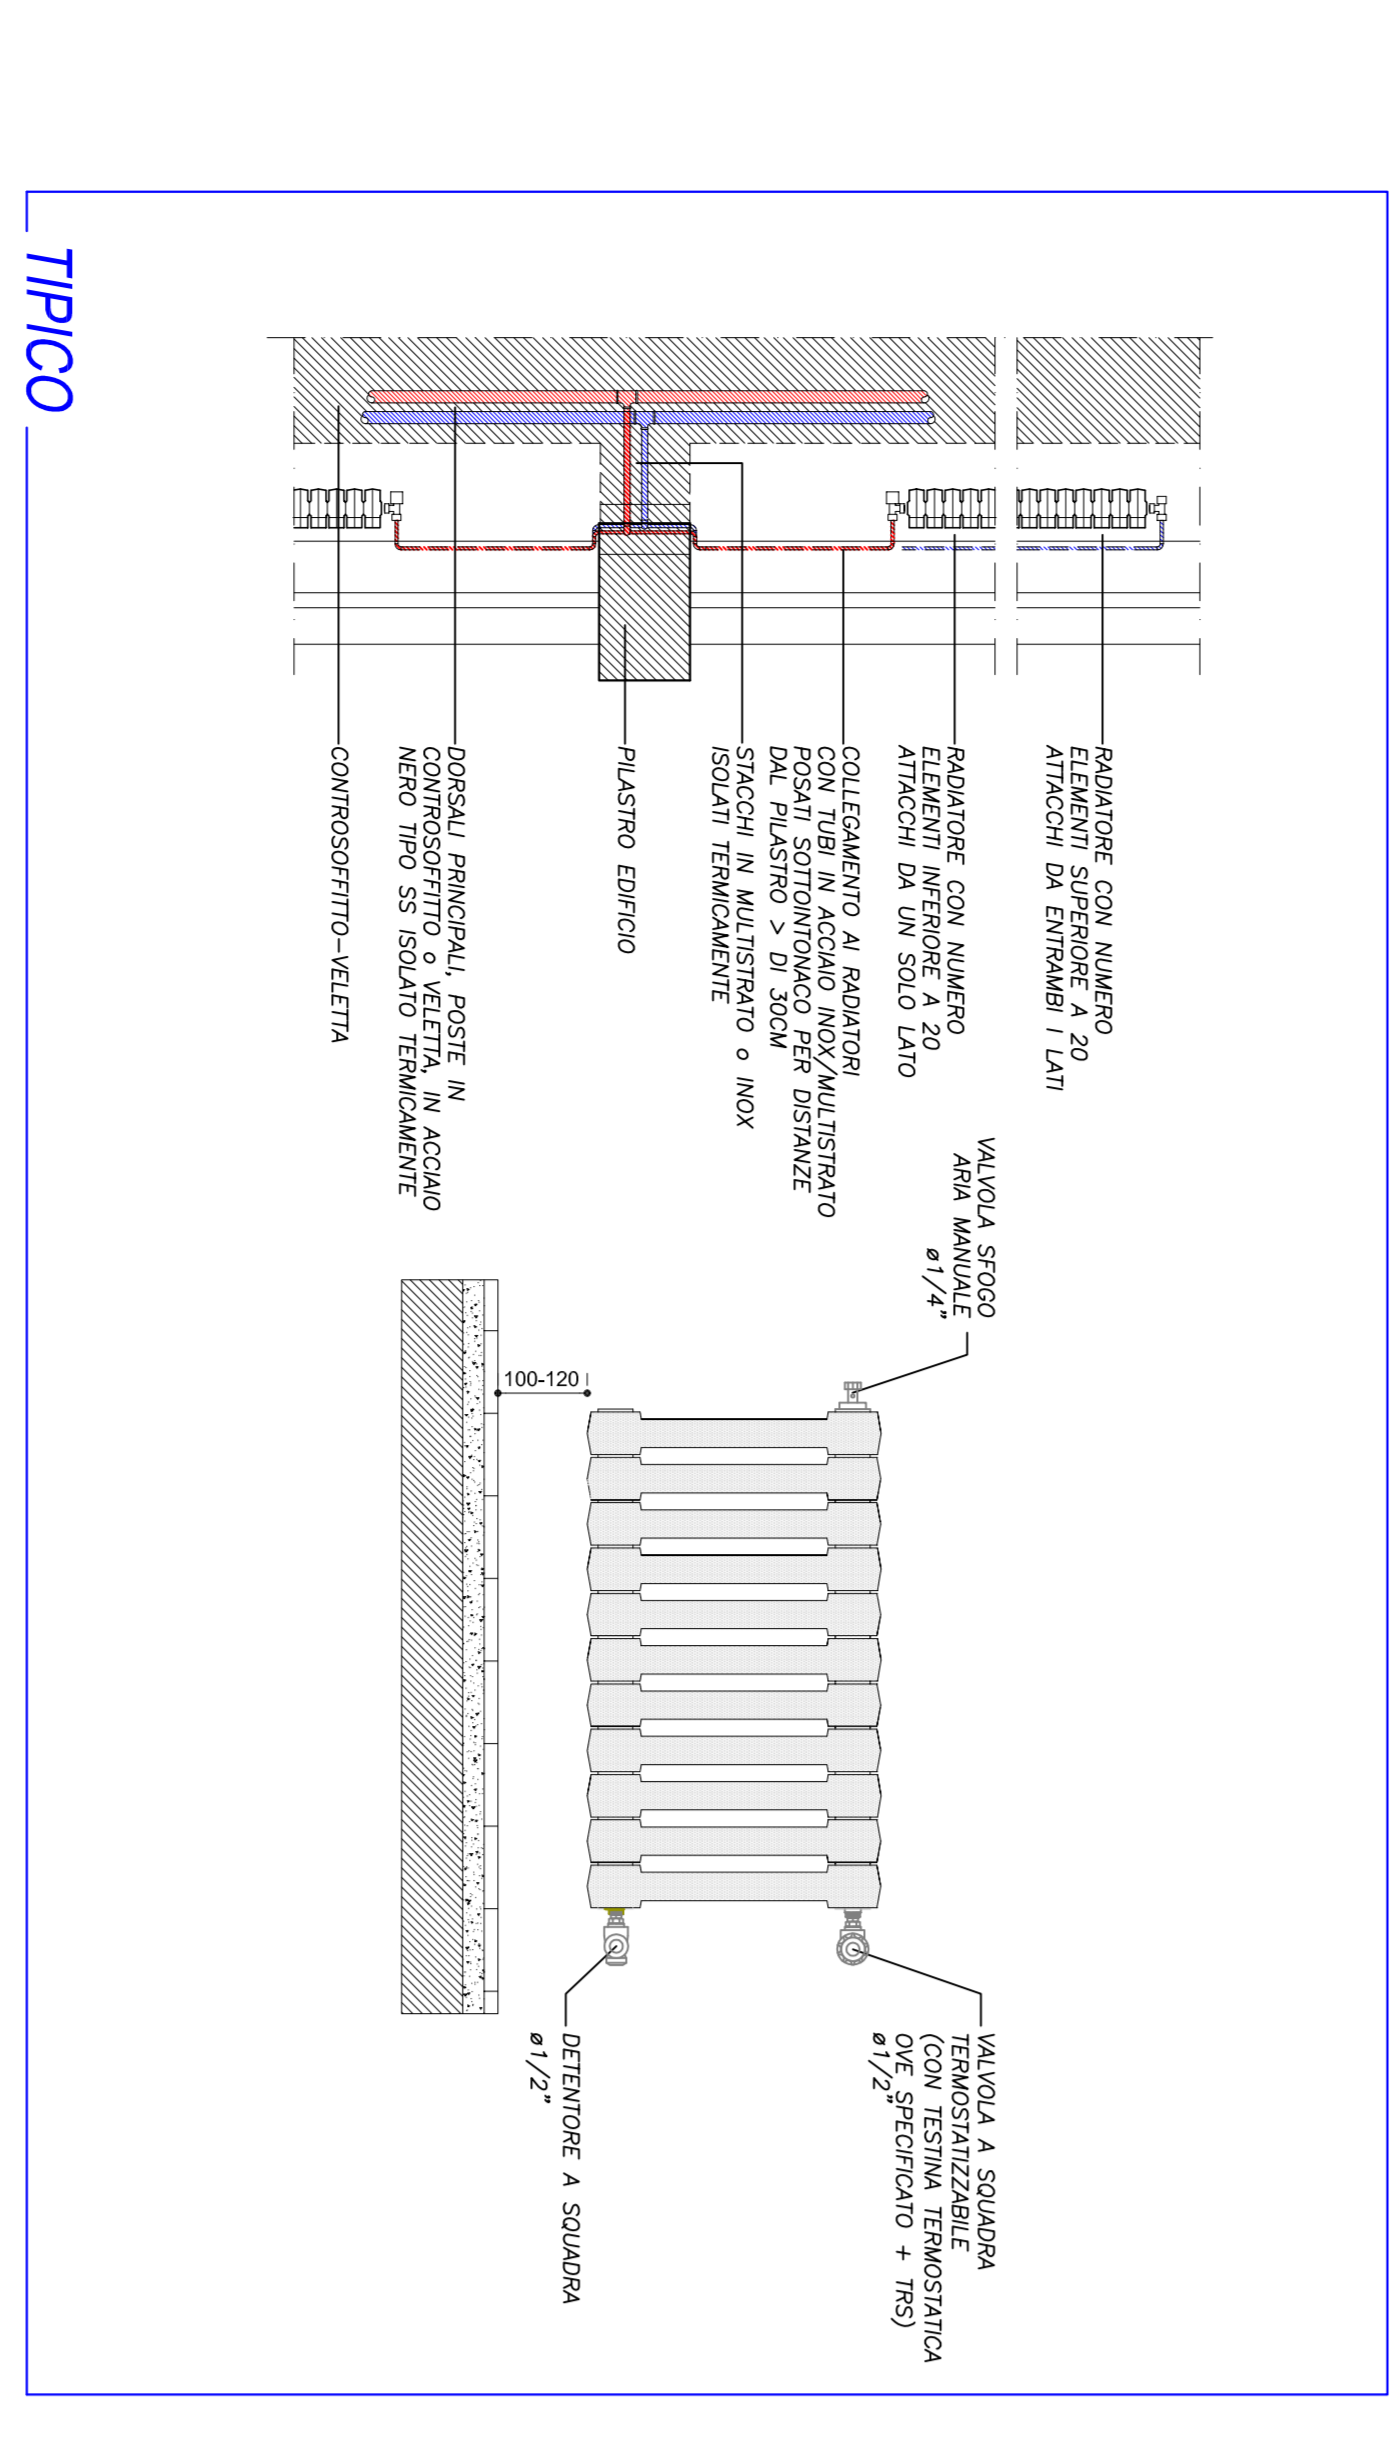

TIPICO

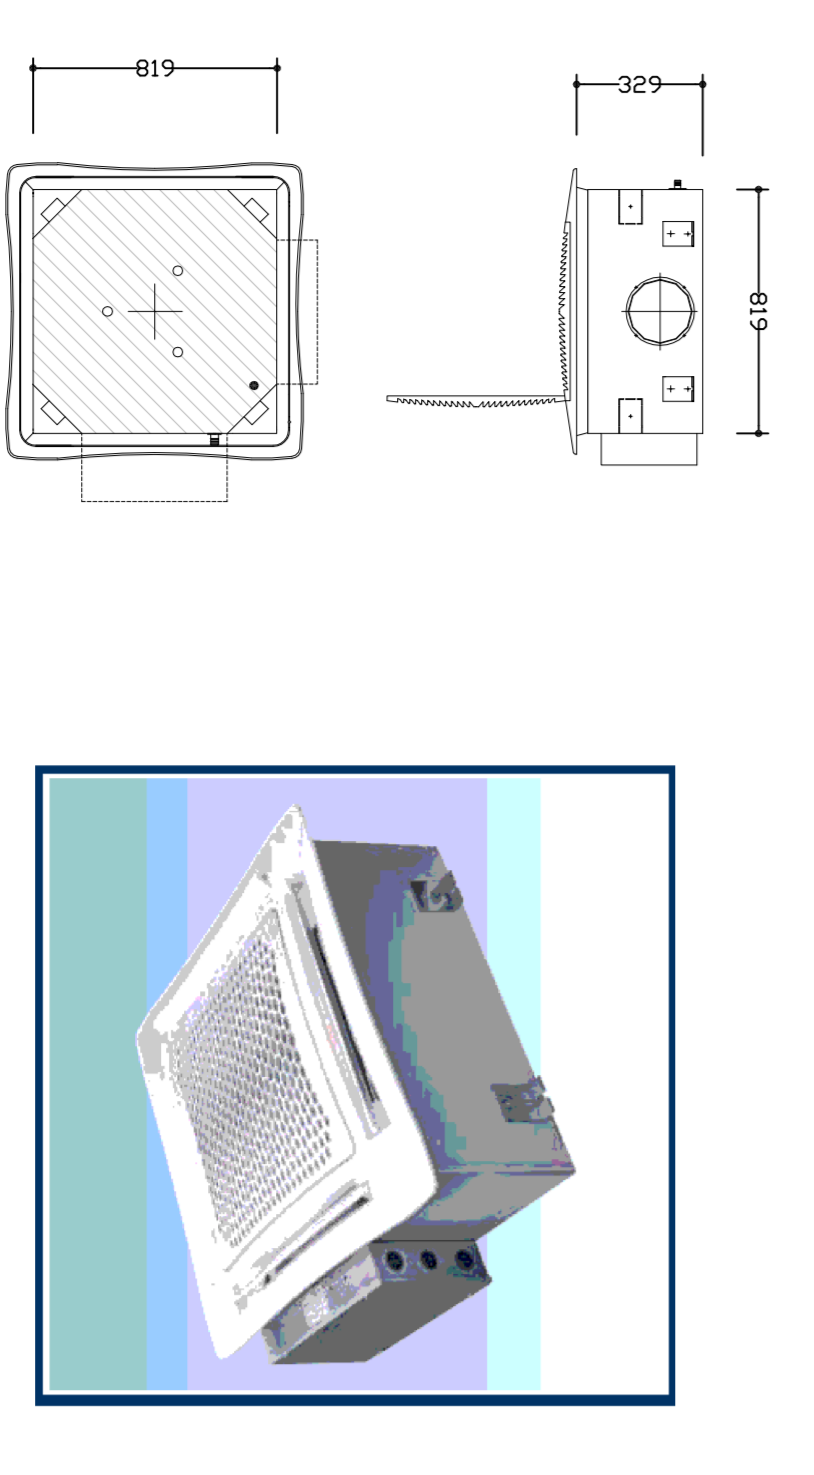


MODELLO SC-CEM 42

CARATTERISTICHE CASSETTA

ELANGO CASSETTE	P. ALI. MM	P. DEF. MM	Q. V/A	INQUAD.	ALTEZZA
SC-CEM 42	720 (600)	///	601	3 NE	41/4"

DIMENSIONI CASSETTA A SOFFITTO

PIANTA PIANO TERRA

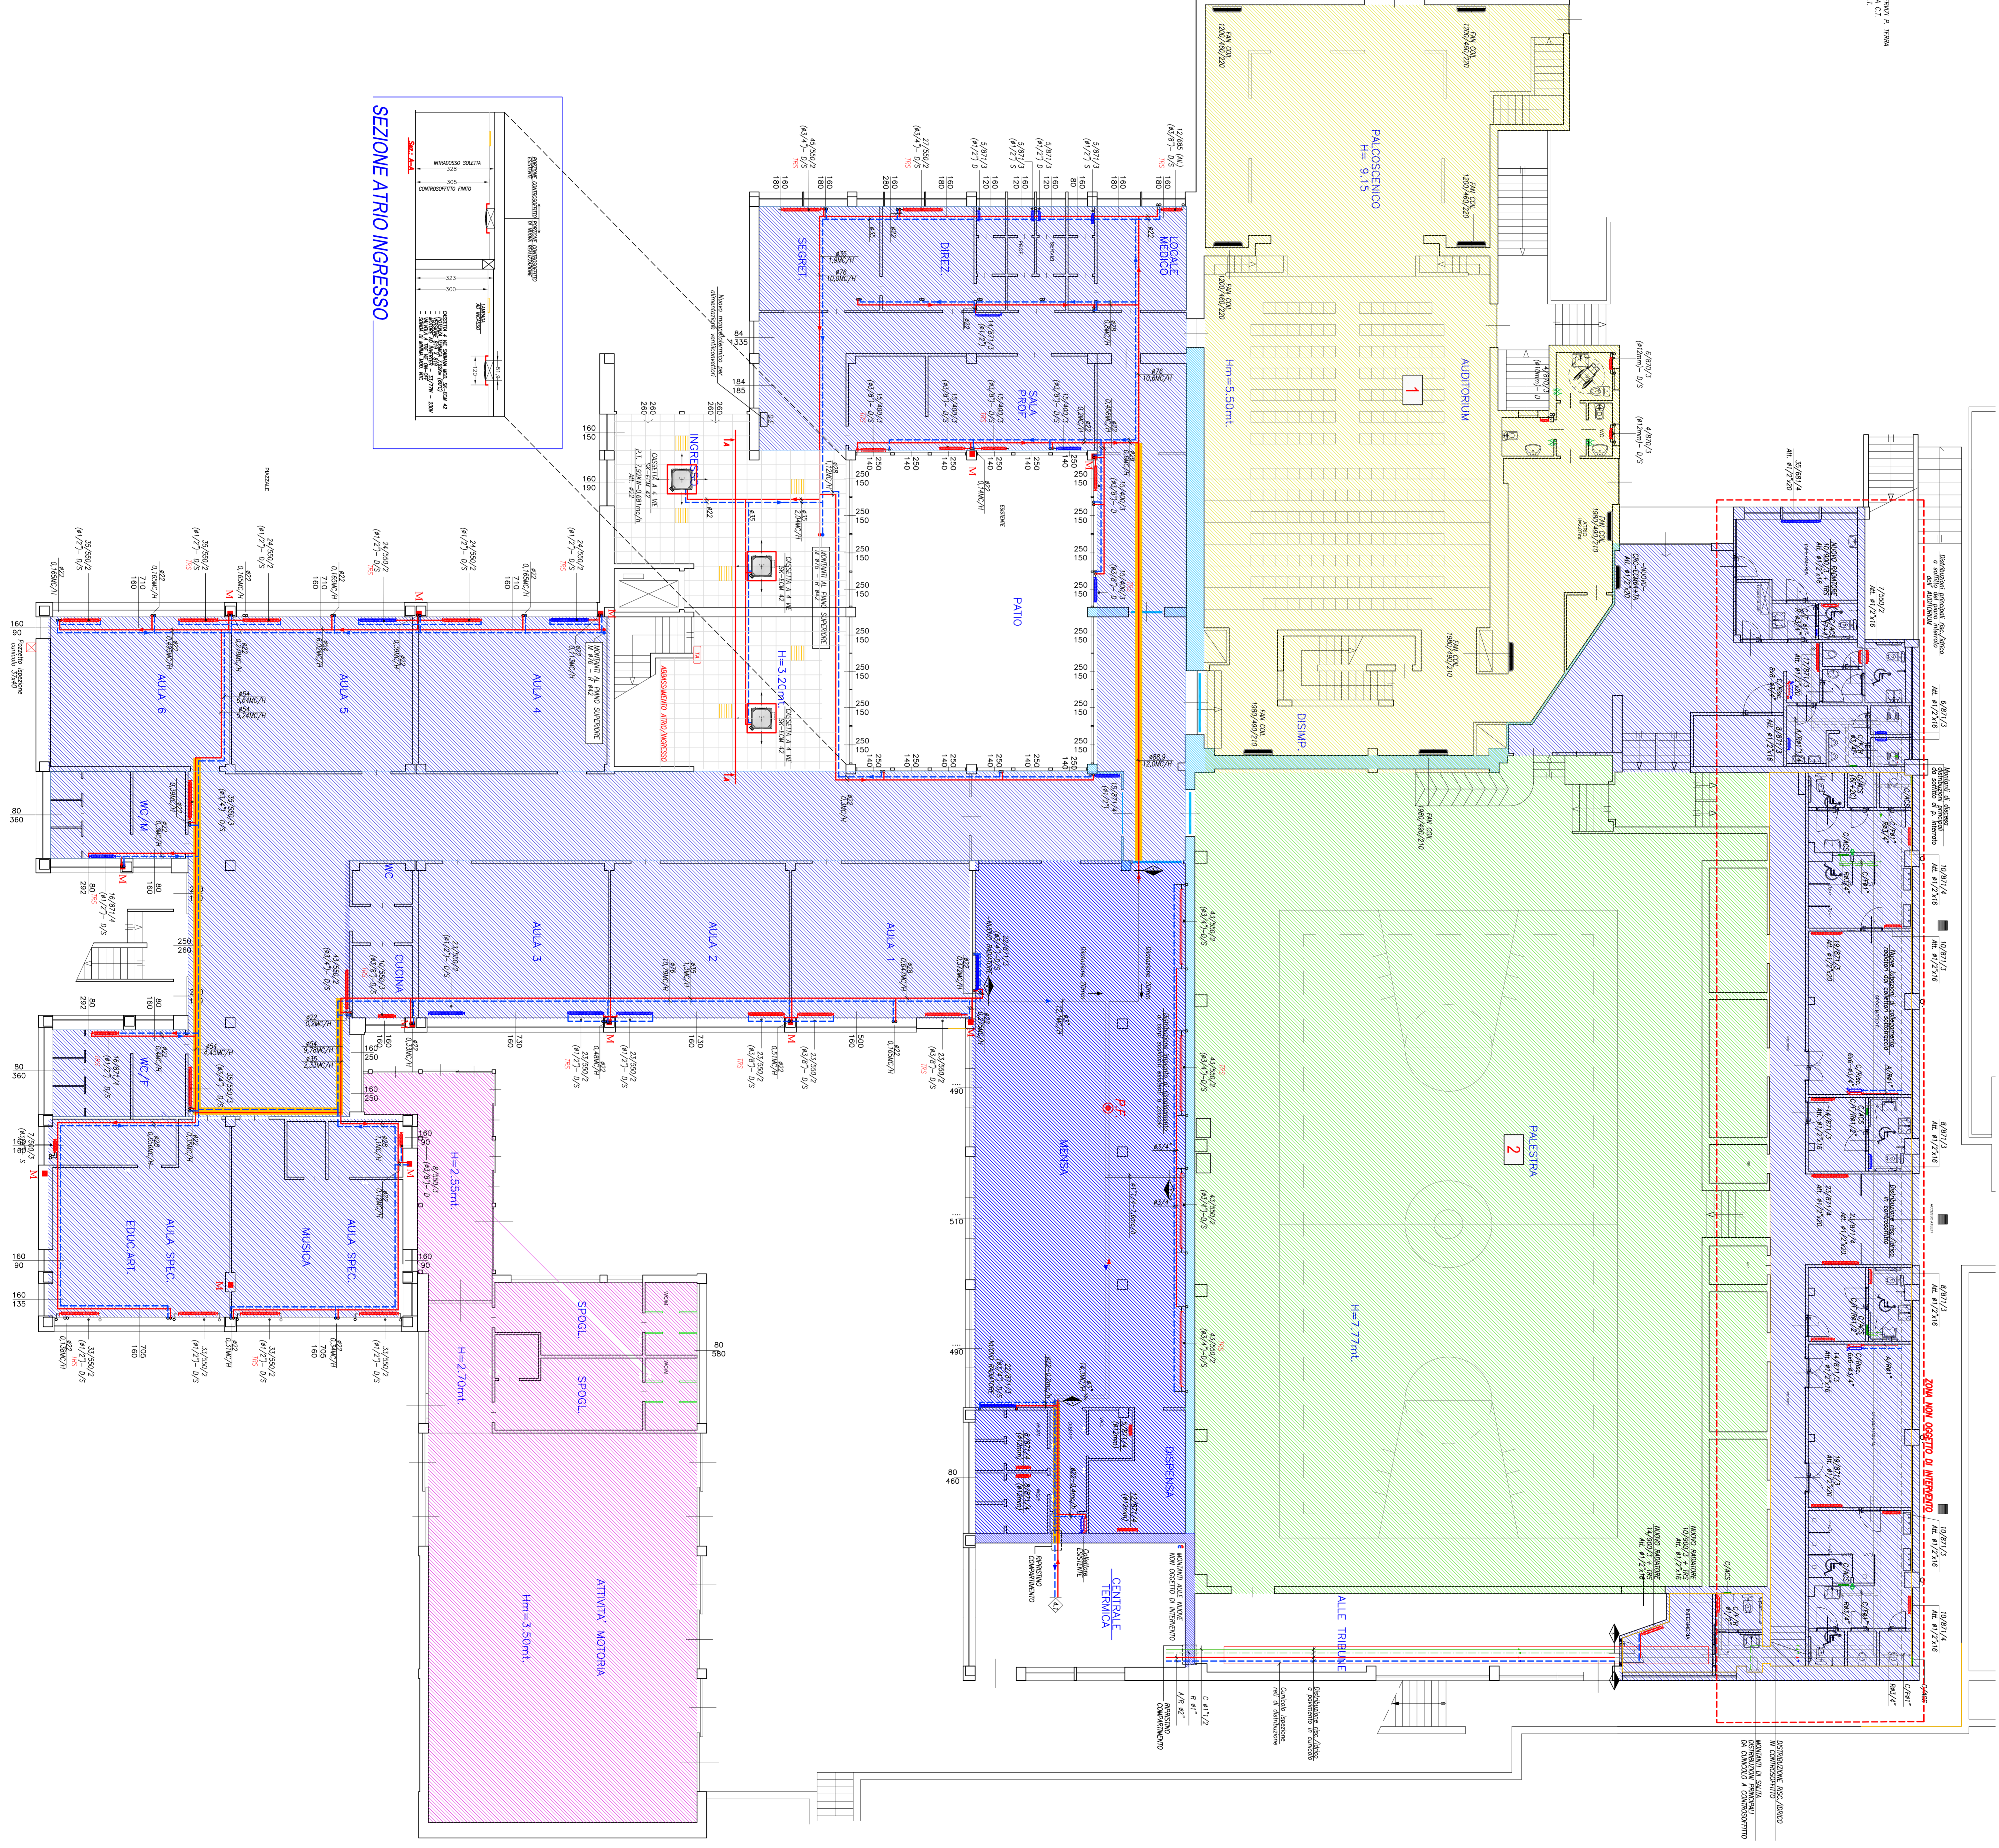

SEZIONE ATRIO INGRESSO

LEGENDA

- LINEE DI FORNITURA
- TUBAZIONI D'ORO SOTTERRANEO C/F/F IN ACCIAIO - EN 10225
- COLLETTORI PERMANENTI CON GIUNTI IN POLIETILENE A DILATAZIONE
- TUBAZIONI RISCALDAMENTO ARIA E FREDDO IN ACCIAIO EN 10225 A DILATAZIONE
- COLLETTORI PERMANENTI CON GIUNTI IN POLIETILENE A DILATAZIONE
- TUBAZIONI SONDIO IN PE
- TUBAZIONI ESISTENTI
- TUBAZIONI FORATE A VISTA
- CASSETTA IDROICA MARCA SERRINI MOD. SC-CEM 42
 - POTENZA TERMICA 720kW (60°C)
 - VERSIONE 819 X 819
 - MOTORE 40 kW/230V - 50/777W - 230V
 - MODELLO SERRINI-42
 - SONDA DI MONTA MOD. MC
- ESPANSORI A PRESSIONE SERRINI MOD. F-48/F50
- UNITA' DI POTENZA MOD. UNP-4U (1 FASE CASSETTA)
- COLLETTORI DI DISTRIBUZIONE RADIATORI
- C/F Radiatori di acciaio acqua calda/servizio caldo/freddo
- R Radiatori di acciaio acqua calda servizio caldo
- CA/S Collettore di distribuzione imp. sanitario
- MONTI E ALTEZZE
- ALTEZZA CASSETTA
- ALTEZZA SONDIO
- ALTEZZA UNITA' DI POTENZA

LEGENDA

- IMPIANTO A RADIATORI
- IMPIANTO TITOLARIA PASTIGLIA
- IMPIANTO A DISTRIBUZIONE AUTODIPISTIVA
- IMPIANTO A PANNELLI (OC. ATTIVITA' MOTORIA)
- CORPO ELEVANTE
- SPRINTURE REL 120
- SPRINTURE REL 60

COMUNE DI AROSIO
 (Provincia di Como)

SCUOLA PRIMARIA E SECONDARIA
 DI AROSIO

PROGETTO ESECUTIVO
 RIFACIMENTO LINEE DI DISTRIBUZIONE

Proprietaria impianti meccanici:
 Ing. Ruggero Bovero
 S.r.l. - Via S. Maria Maddalena
 Via Bassorali - Cernusco d'Inverigo (CO)

STATO DI PROGETTO
 PIANTA PIANO TERRA - PIPING

Novembre 2016
 Scala 1:100