



**ILLUMINAZIONE - SCALA 1:50**

**LEGENDA SIMBOLI ELETTRICI**

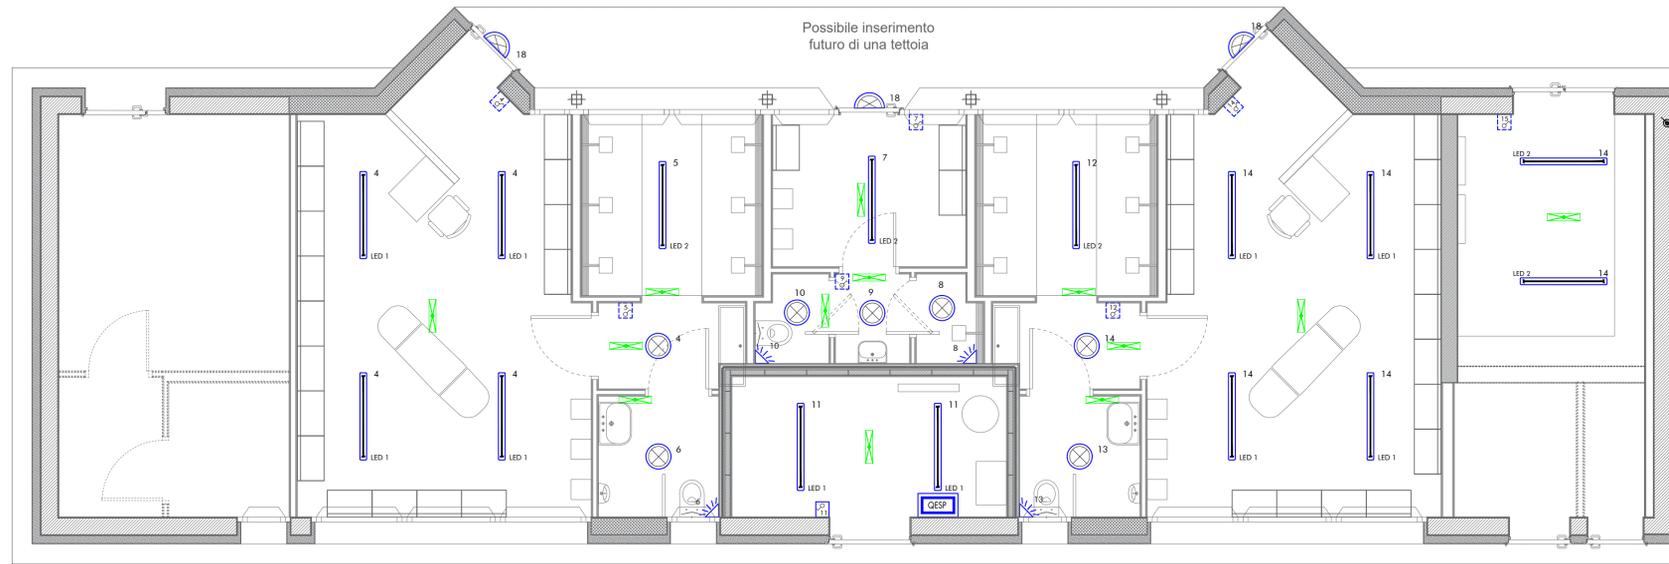

- INTERRUPTORE UNIPOLARE 10A - CONFORME A NORME CEI 23-9 / IEC 669-1 - INSTALLAZIONE IN SCATOLA PORTAFRUTTI DA INCASSO COMPLETO DI PLACCA DI FINITURA CON PORTELLA DI CHIUSURA
- INTERRUPTORE UNIPOLARE 10A - CONFORME A NORME CEI 23-9 / IEC 669-1 - INSTALLATO IN SCATOLA A VISTA COMPLETA DI SUPPORTO PORTAFRUTTI E PLACCA DI FINITURA CON PORTELLA DI CHIUSURA
- INTERRUPTORE CON SENSORE DI PRESENZA A RAGGI INFRAROSSI PASSIVI PER COMANDO ACCENSIONE LUCE - RIVELAZIONE DIAM. 8m - ALTEZZA D'INSTALLAZIONE h=2,40m - TEMPO DI RITARDO DA 10s A 10min
- APPARECCHIO ILLUMINANTE A LED STAGNO - CORPO IN POLICARBONATO - POTENZA NOMINALE 19W - FLUSSO NOMINALE 2870lm - 4000K - CRI>80 - ALIMENTAZIONE 230Vac - GRADO DI PROTEZIONE IP66
- APPARECCHIO ILLUMINANTE A LED STAGNO - CORPO IN POLICARBONATO - POTENZA NOMINALE 24W - FLUSSO NOMINALE 3830lm - 4000K - CRI>80 - ALIMENTAZIONE 230Vac - GRADO DI PROTEZIONE IP66
- APPARECCHIO ILLUMINANTE A LED TIPO 68x68 PER INSTALLAZIONE A PLAFONE / CONTROSOFFITTO - CORPO IN POLICARBONATO - POTENZA NOMINALE 33W - FLUSSO NOMINALE 3600lm - CRI>80 - UGR<19 - 4000K - ALIMENTAZIONE 230Vac - GRADO DI PROTEZIONE IP66
- APPARECCHIO ILLUMINANTE A LED STAGNO PER INTERNI/ESTERNI - GRADO DI PROTEZIONE IP65 - CORPO IN POLICARBONATO INFRANGIBILE ED AUTOESTINGUENTE DIFFUSORE IN POLICARBONATO TRASPARENTE EQUIPAGGIATA CON LAMPADA LED 4000K - 2028lm - POTENZA 16W
- APPARECCHIO ILLUMINANTE DI SICUREZZA A LED - MONTAGGIO A PLAFONE O A PARETE - CORPO IN POLICARBONATO - OTTICA SIMMETRICA - FUNZIONAMENTO S.E. - FLUSSO NOMINALE 300lm - AUTONOMIA 1h - TEMPO DI RICARICA 12h - ALIMENTAZIONE 230Vac - GRADO DI PROTEZIONE IP65
- PRESA 2x10/16A+T 250V a.c. TIPO P40 - ALVEOLI SCHERMATI - INSTALLAZIONE IN SCATOLA PORTAFRUTTI DA INCASSO
- PRESA 2x10/16A+T 250V a.c. TIPO P40 - ALVEOLI SCHERMATI - INSTALLATO IN SCATOLA A VISTA COMPLETA DI SUPPORTO PORTAFRUTTI E PLACCA DI FINITURA CON PORTELLA DI CHIUSURA
- PULSANTE A TIRANTE BIPOLARE N.A. 10A - CONFORME A NORME CEI 23-9 / IEC 669-1 - INSTALLAZIONE DA INCASSO
- PULSANTE DI RESET CHIAMATA ALLARME DISABILE N.C. 10A - CONFORME A NORME CEI 23-9 / IEC 669-1 - INSTALLAZIONE DA INCASSO
- SPIA LAMPEGGIANTE E RISONATORE 230V a.c. 8VA - 75dB - ALLARME CHIAMATA DISABILI - INSTALLAZIONE AD INCASSO
- PANNELLO DI CONTROLLO REMOTO RECUPERATORE DI CALORE
- PUNTO DI ALIMENTAZIONE GENERICO A PARTIRE DAL QUADRO ELETTRICO DI RIFERIMENTO

**FORZA MOTRICE - SCALA 1:50**

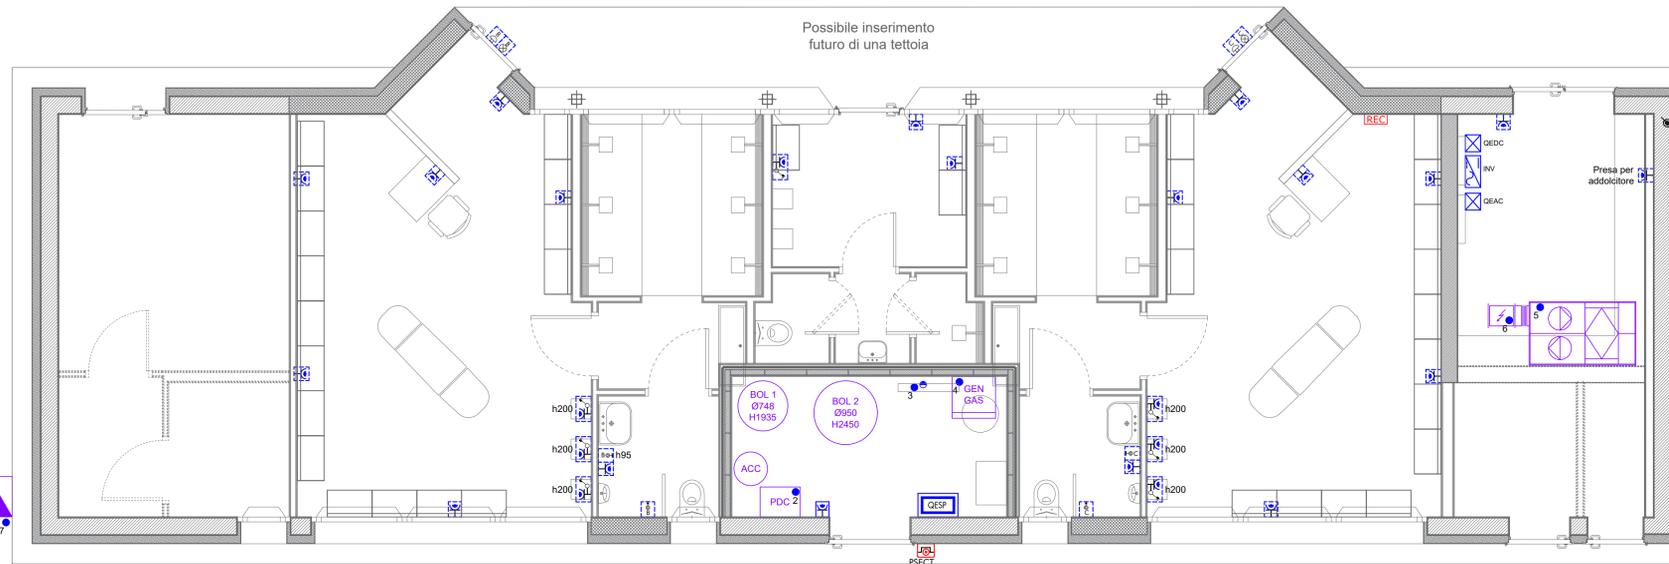

REVISIONE	DATA	MODIFICHE
A		
B		
C		

**COMUNE DI CASNATE CON BERNATE**  
**NUOVO PALAZZINA SPOGLIATOI DEL CENTRO SPORTIVO DI VIA VERDI**  
 PROPRIETA': Comune di Casnate con Bernate - Piazza San Carlo n°1, 22070 Casnate con Bernate (CO)

**PROGETTO ESECUTIVO**  
**IMPIANTI ELETTRICI E SPECIALI**

IL PROGETTISTA: **TSI S.R.L.**  
 DOTT.ING. DANIELE BELLOCCHI  
 ALBO INGEGNERI COMO N. 1655  
 VIA LEOPARDI, 39 - GRANDATE (CO) - TEL. 031 451419  
 EMAIL: INFO@TSISRL.NET

<b>PLANIMETRIA IMPIANTO ELETTRICO</b> <b>ILLUMINAZIONE E FM</b>	REV:	<b>IE08</b>
	DATA:	
	31.07.2024	
	SCALA:	REF FILE:
	1:50	240675-IE08-P-00

IL PROPRIETARIO : \_\_\_\_\_ IL PROGETTISTA e D.L. : \_\_\_\_\_

D.L. C.A. : \_\_\_\_\_ L'IMPRESA OPERE IN C.A. : \_\_\_\_\_

QE Pompe di sollevamento acque nere

Pozzetto impianti meccanici

Stazione di rilancio per acque nere con doppia pompa trituratrice e quadro elettrico con riporto allarmi