


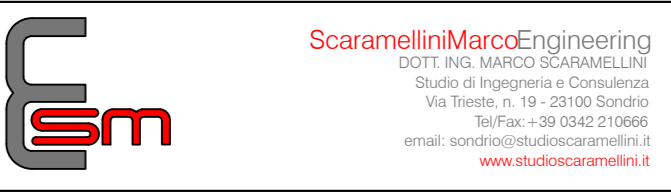

MANDANTE:
Ente: Comune di Civo
Progetto: []
COLLABORATORI:
Ente: Fima
Ing. Guido Gallo - Progettazione impianti meccanici
Ente: Fima
Pr. Daniela Fonti - Progettazione impianti elettrici

	
COMUNE DI CIVO PROVINCIA DI SONDRIO	
AMMINISTRAZIONE COMUNALE DI CIVO <small>Progetto Scema 02 2014 - 2016</small>	
PROGETTO ESECUTIVO	
REALIZZAZIONE POLO SPORTIVO COMPENSORALE IN FRAZIONE SERICHE NEL COMUNE DI CIVO	
PLANIMETRIA IMPIANTO ELETTRICO QUOTA +2.90	
E.08	
scala: 1:50	data: 09/2024
autorizz. EC	progett. EC
disegni. EC	verificati. EC
numero. 0720-21-E	