



LEGENDA

	TUBAZIONE MANDATA IMPIANTO RISCALDAMENTO - MULTISTRATO
	TUBAZIONE RITORNO IMPIANTO RISCALDAMENTO - MULTISTRATO
	TUBAZIONE ACQUA SANITARIA FREDDA - MULTISTRATO
	TUBAZIONE ACQUA SANITARIA CALDA - MULTISTRATO
	TUBAZIONE ACQUA SANITARIA DI RIORCOLO - MULTISTRATO
	TUBAZIONE DI SCARICO - PE
	TUBAZIONE DI SCARICO CONDENZA - PE
	TUBAZIONE RETI IDRANTI - POLIETILENE
	TUBAZIONE RETI IDRANTI - ACCIAIO
	CANALE MANDATA ARIA AMBIENTE RETTANGOLARE - PAL
	CANALE RIPRESA ARIA AMBIENTE RETTANGOLARE - PAL
	CANALE ESPULSIONE ARIA ALL'ESTERNO RETTANGOLARE - PAL
	CANALE PRESA ARIA ESTERNA RETTANGOLARE - PAL
	CANALE MANDATA ARIA AMBIENTE CIRCOLARE - METALLICO
	CANALE RIPRESA ARIA AMBIENTE CIRCOLARE - METALLICO
	CANALE ESPULSIONE ARIA ALL'ESTERNO CIRCOLARE - METALLICO
	CANALE PRESA ARIA ESTERNA CIRCOLARE - METALLICO
	CANALE MANDATA ARIA AMBIENTE CIRCOLARE - FLESSIBILE
	CANALE RIPRESA ARIA AMBIENTE CIRCOLARE - FLESSIBILE
	COLLETTORE DI DISTRIBUZIONE RISCALDAMENTO
	COLLETTORE DI DISTRIBUZIONE ACQUA REFRIGERATA
	SONDA AMBIENTE TEMPERATURA UMIDITA'
	ATTACCO MOTOPOMPA VOLI DEL FUOCO

NOTA:
 - SE NON DIVERSAMENTE INDICATO LE TUBAZIONI SONO DA POSARE A PAVIMENTO;
 - I COMPONENTI DI COLORE GRIGIO SONO PREDISPOSTI;
 - QUALSIASI RIFERIMENTO A PROCEDIMENTI, PRODOTTI, MODELLI O MARCHE, IDENTIFICABILI COMMERCIALMENTE E DA CONSIDERARSI PURAMENTE INTESO A FACILITARE L'INDIVIDUAZIONE DELLO STANDARD QUALITATIVO E PRESTAZIONALE RICHIESTO E PERTANTO E DA CONSIDERARSI SEMPRE ACCOMPAGNATO DALL'ESPRESSIONE "O EQUIVALENTE".

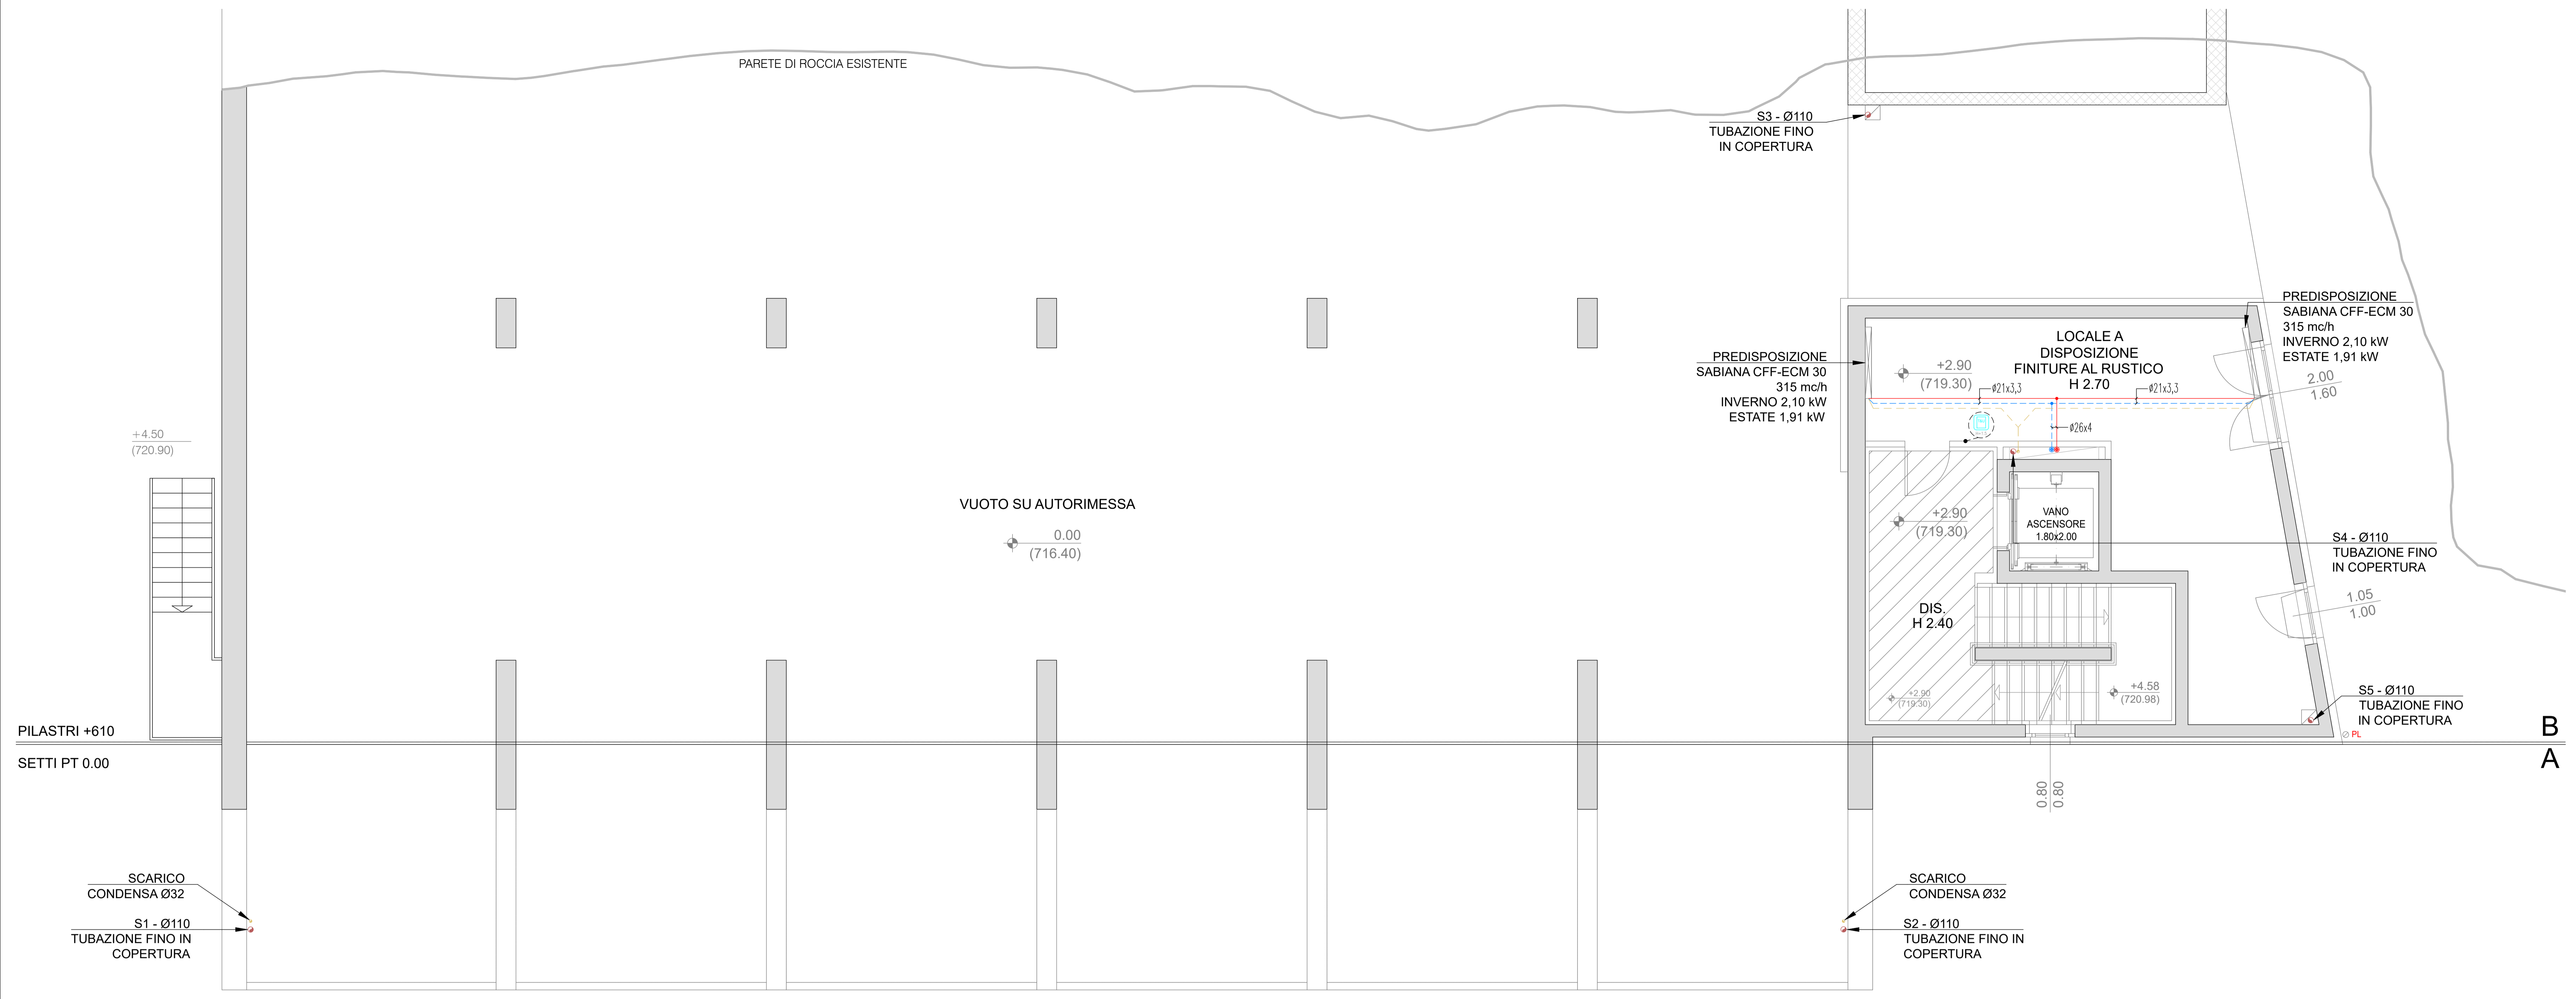

PIANTA PIANO +2,90

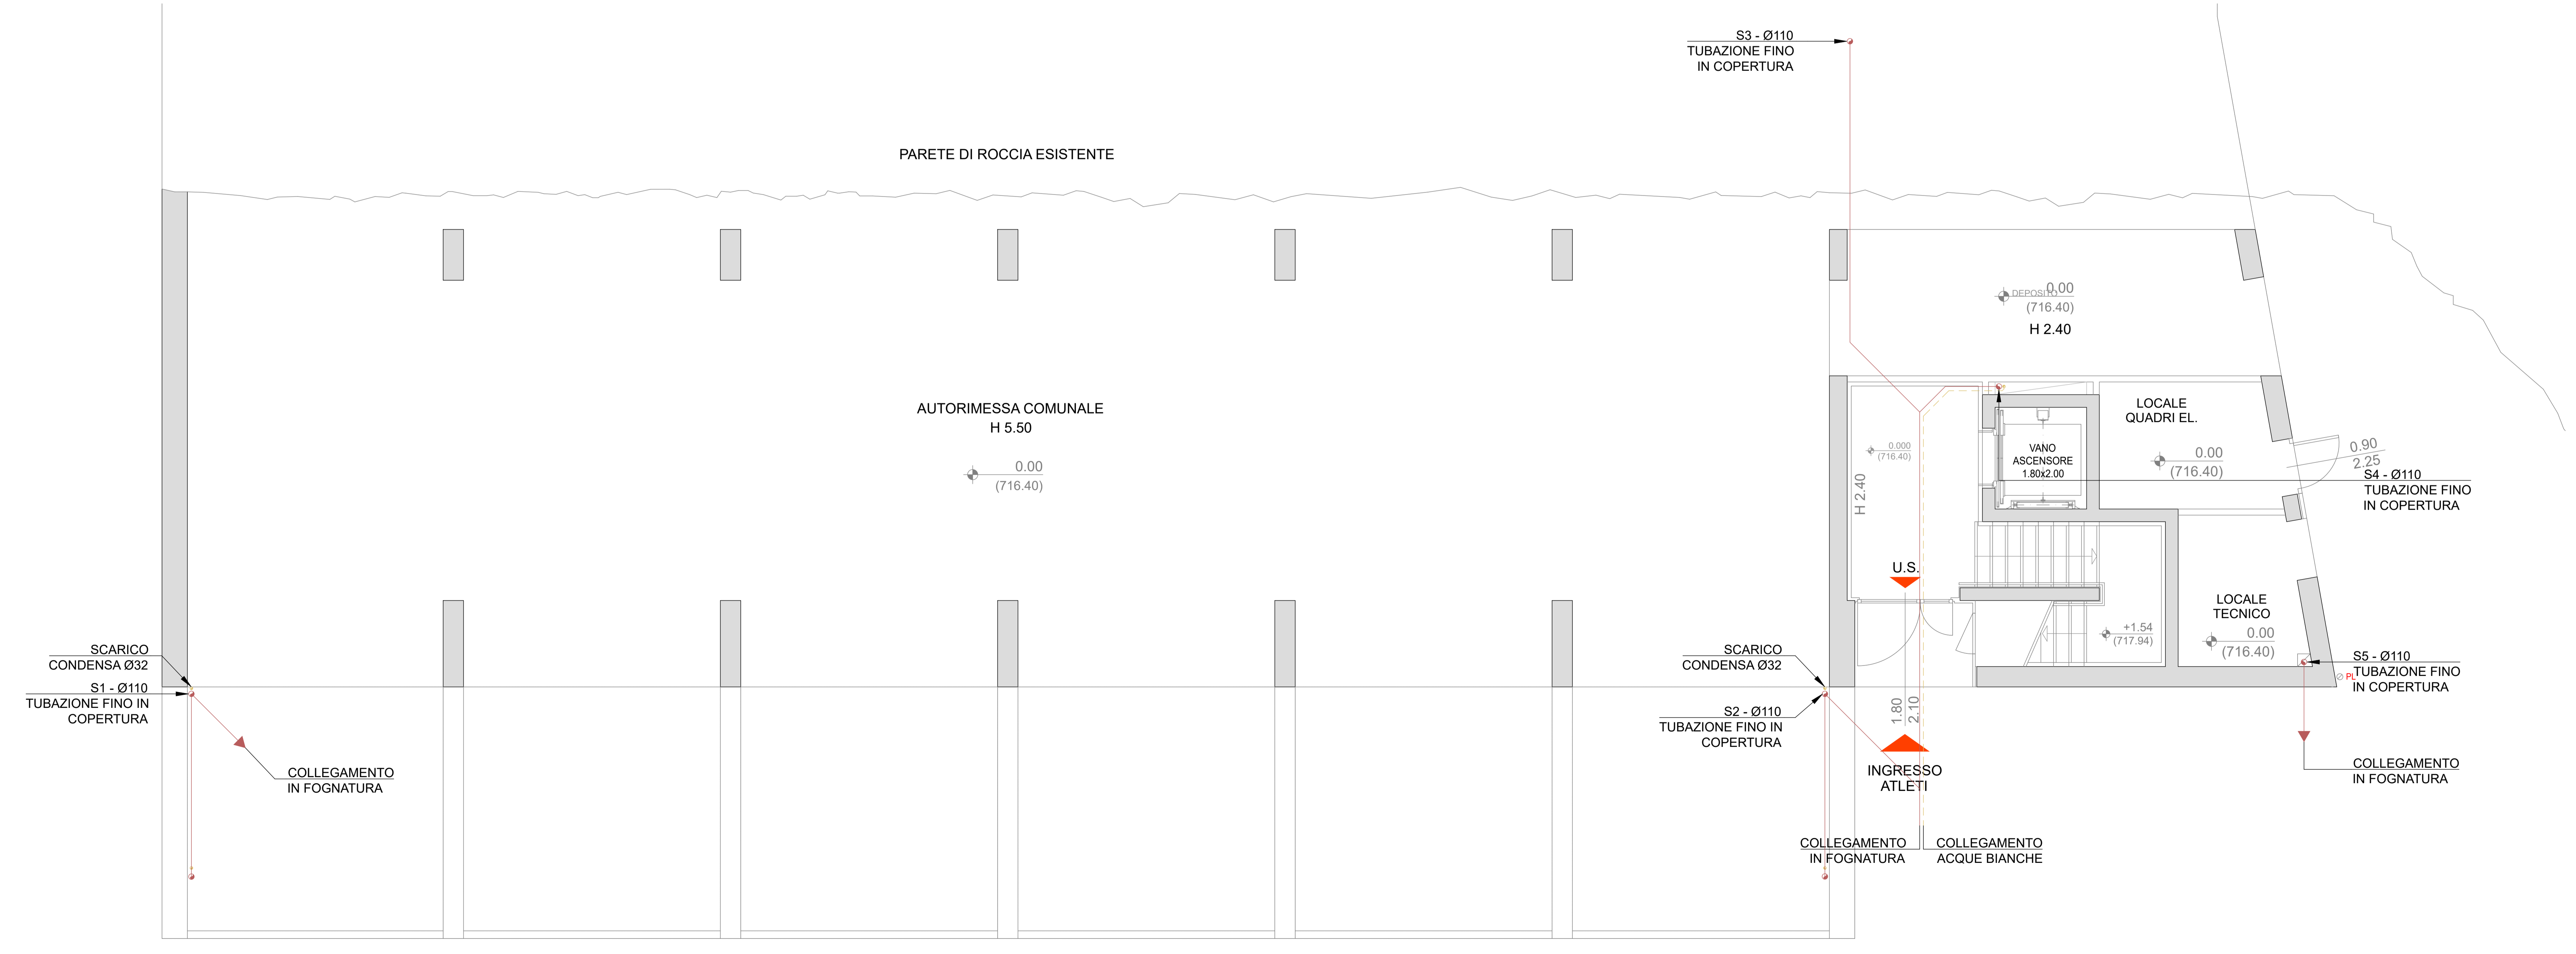

PIANTA PIANO 0,00

MANDANTE: Titolo e Firma Aut. Gestione Sporti		
COMUNE DI CIVO		
PROVINCIA DI SONDRIO	AMMINISTRAZIONE COMUNALE DI CIVO Piazza Garibaldi, 88 23026 - Civio (BS)	
PROGETTO ESECUTIVO	REALIZZAZIONE POLO SPORTIVO IDROTERMOSANITARIO PIANTA PIANO 0.00 E PIANO +2.90 C.U.P. J41B21014390002	
COLLABORATORI: Titolo e Firma Ing. Guido Gadda - Progettazione impianti meccanici	DISTRIBUZIONE IMPIANTO IDROTERMOSANITARIO PIANTA PIANO 0.00 E PIANO +2.90	
PROGETTO ESECUTIVO		M-04
Titolo e Firma Ing. Daniele Fiorini - Progettazione impianti elettrici		Scale: 1:50 Date: Settembre 2024 Revisioni: Rev. 01 12-05-2025 Progetto: M.G. Disegnato: G.G. Approvato: G.G. 0104-21-M