


PIANTA PIANO 0,00

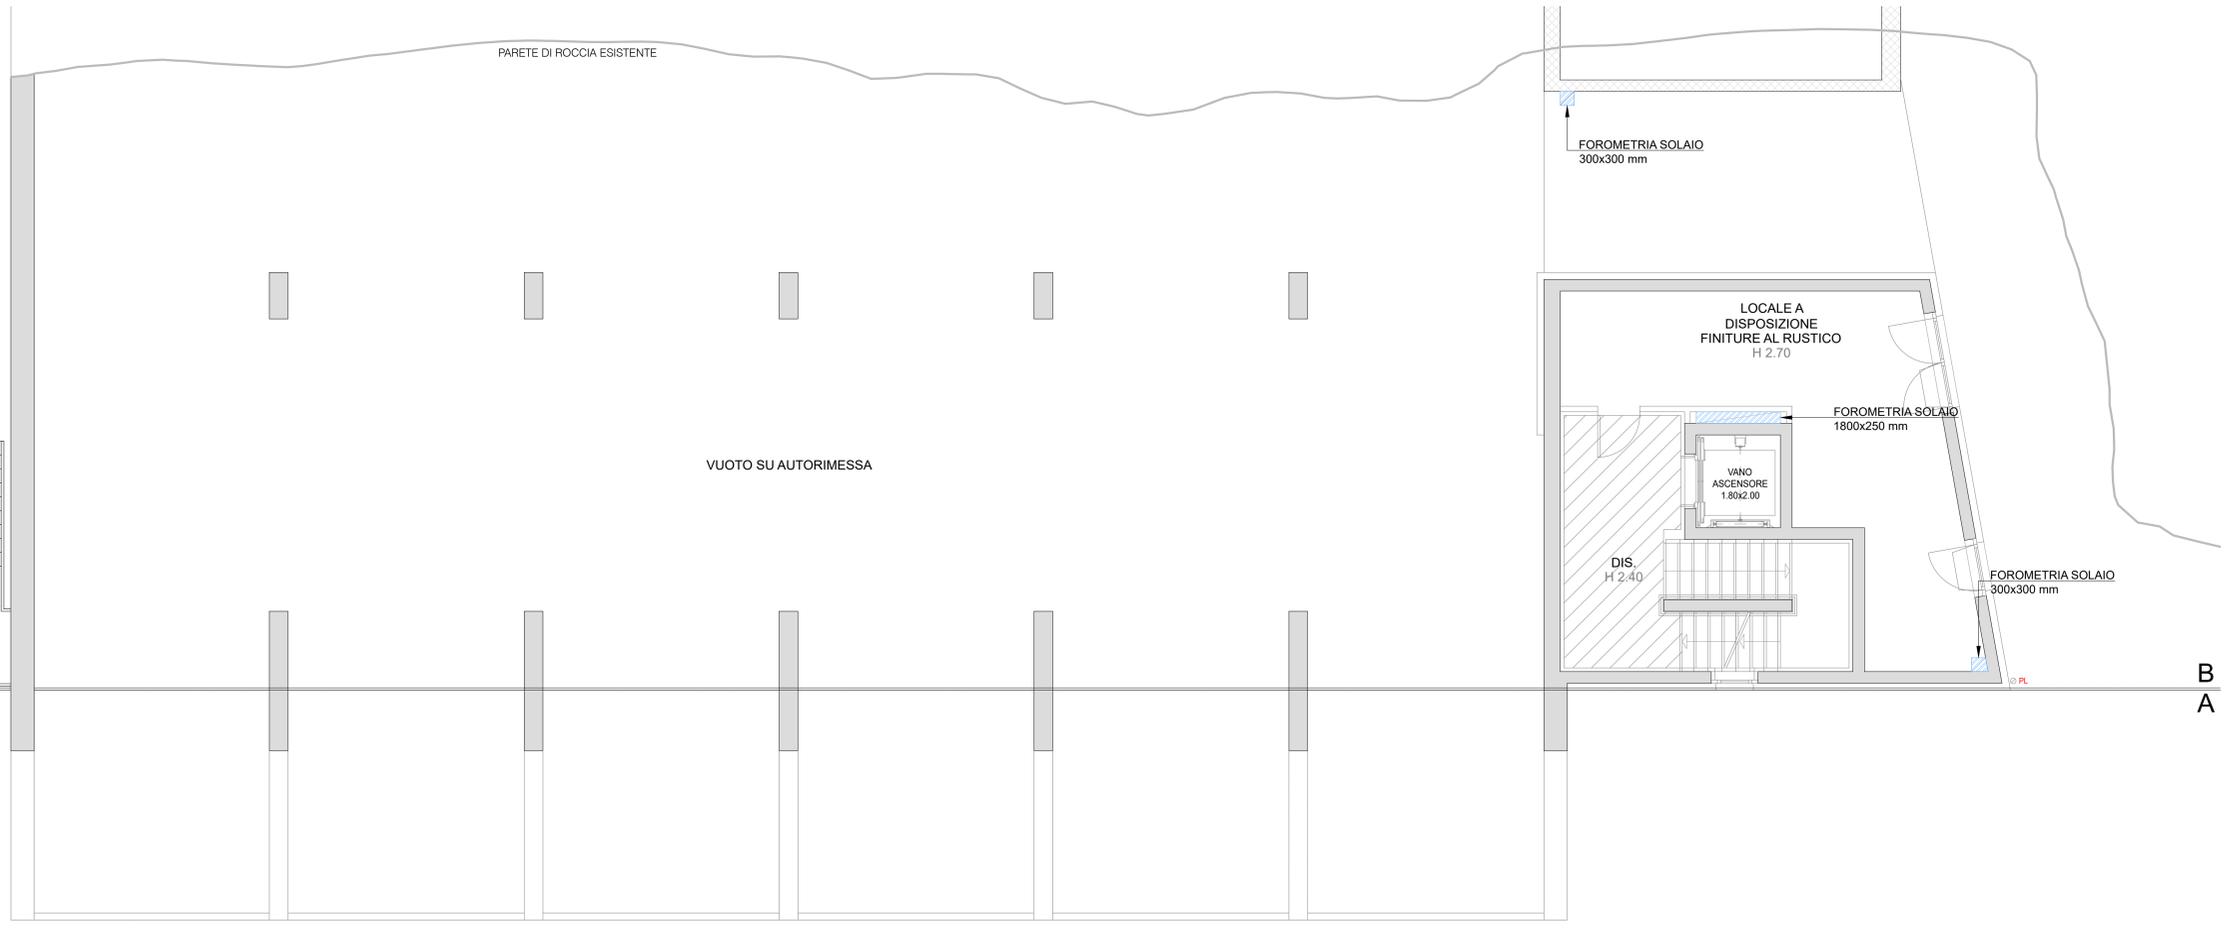

PIANTA PIANO +2,90

MANDANTE:	Comune di Civo
COLLABORATORI:	Ing. Daniele Fornaci - Progettazione impianti elettrici

ESM Scaravelli Maurizio & Partners
 03011 INC. MARCO SCARAVELLI & PARTNERS
 Via Roma, n. 10 - 03010 Soriano
 Tel. 0774/281000 - 0774/281001
 www.esm-italia.com

COMUNE DI CIVO
 PROVINCIA DI SONDRIO
 AMMINISTRAZIONE COMUNALE DI CIVO
 Progetto Strada n. 2016 - Civ. 2016

PROGETTO ESECUTIVO

REALIZZAZIONE POLO SPORTIVO
 COMPRESORALE IN FRAZIONE SERONE NEL
 COMUNE DI CIVO
 C.U.P. J41B21014390002

**FOROMETRIE IMPIANTI MECCANICI
 PIANTA PIANO 0,00 E PIANO +2,90**

M-16

Scale: 1:50
 Data: Settembre 2024
 Revisione: Rev. 01 12-03-2025
 Disegnato: M.G.
 Verificato: G.G.
 Approvato: G.G.

0104-21-M