


PARETE DI ROCCIA ESISTENTE

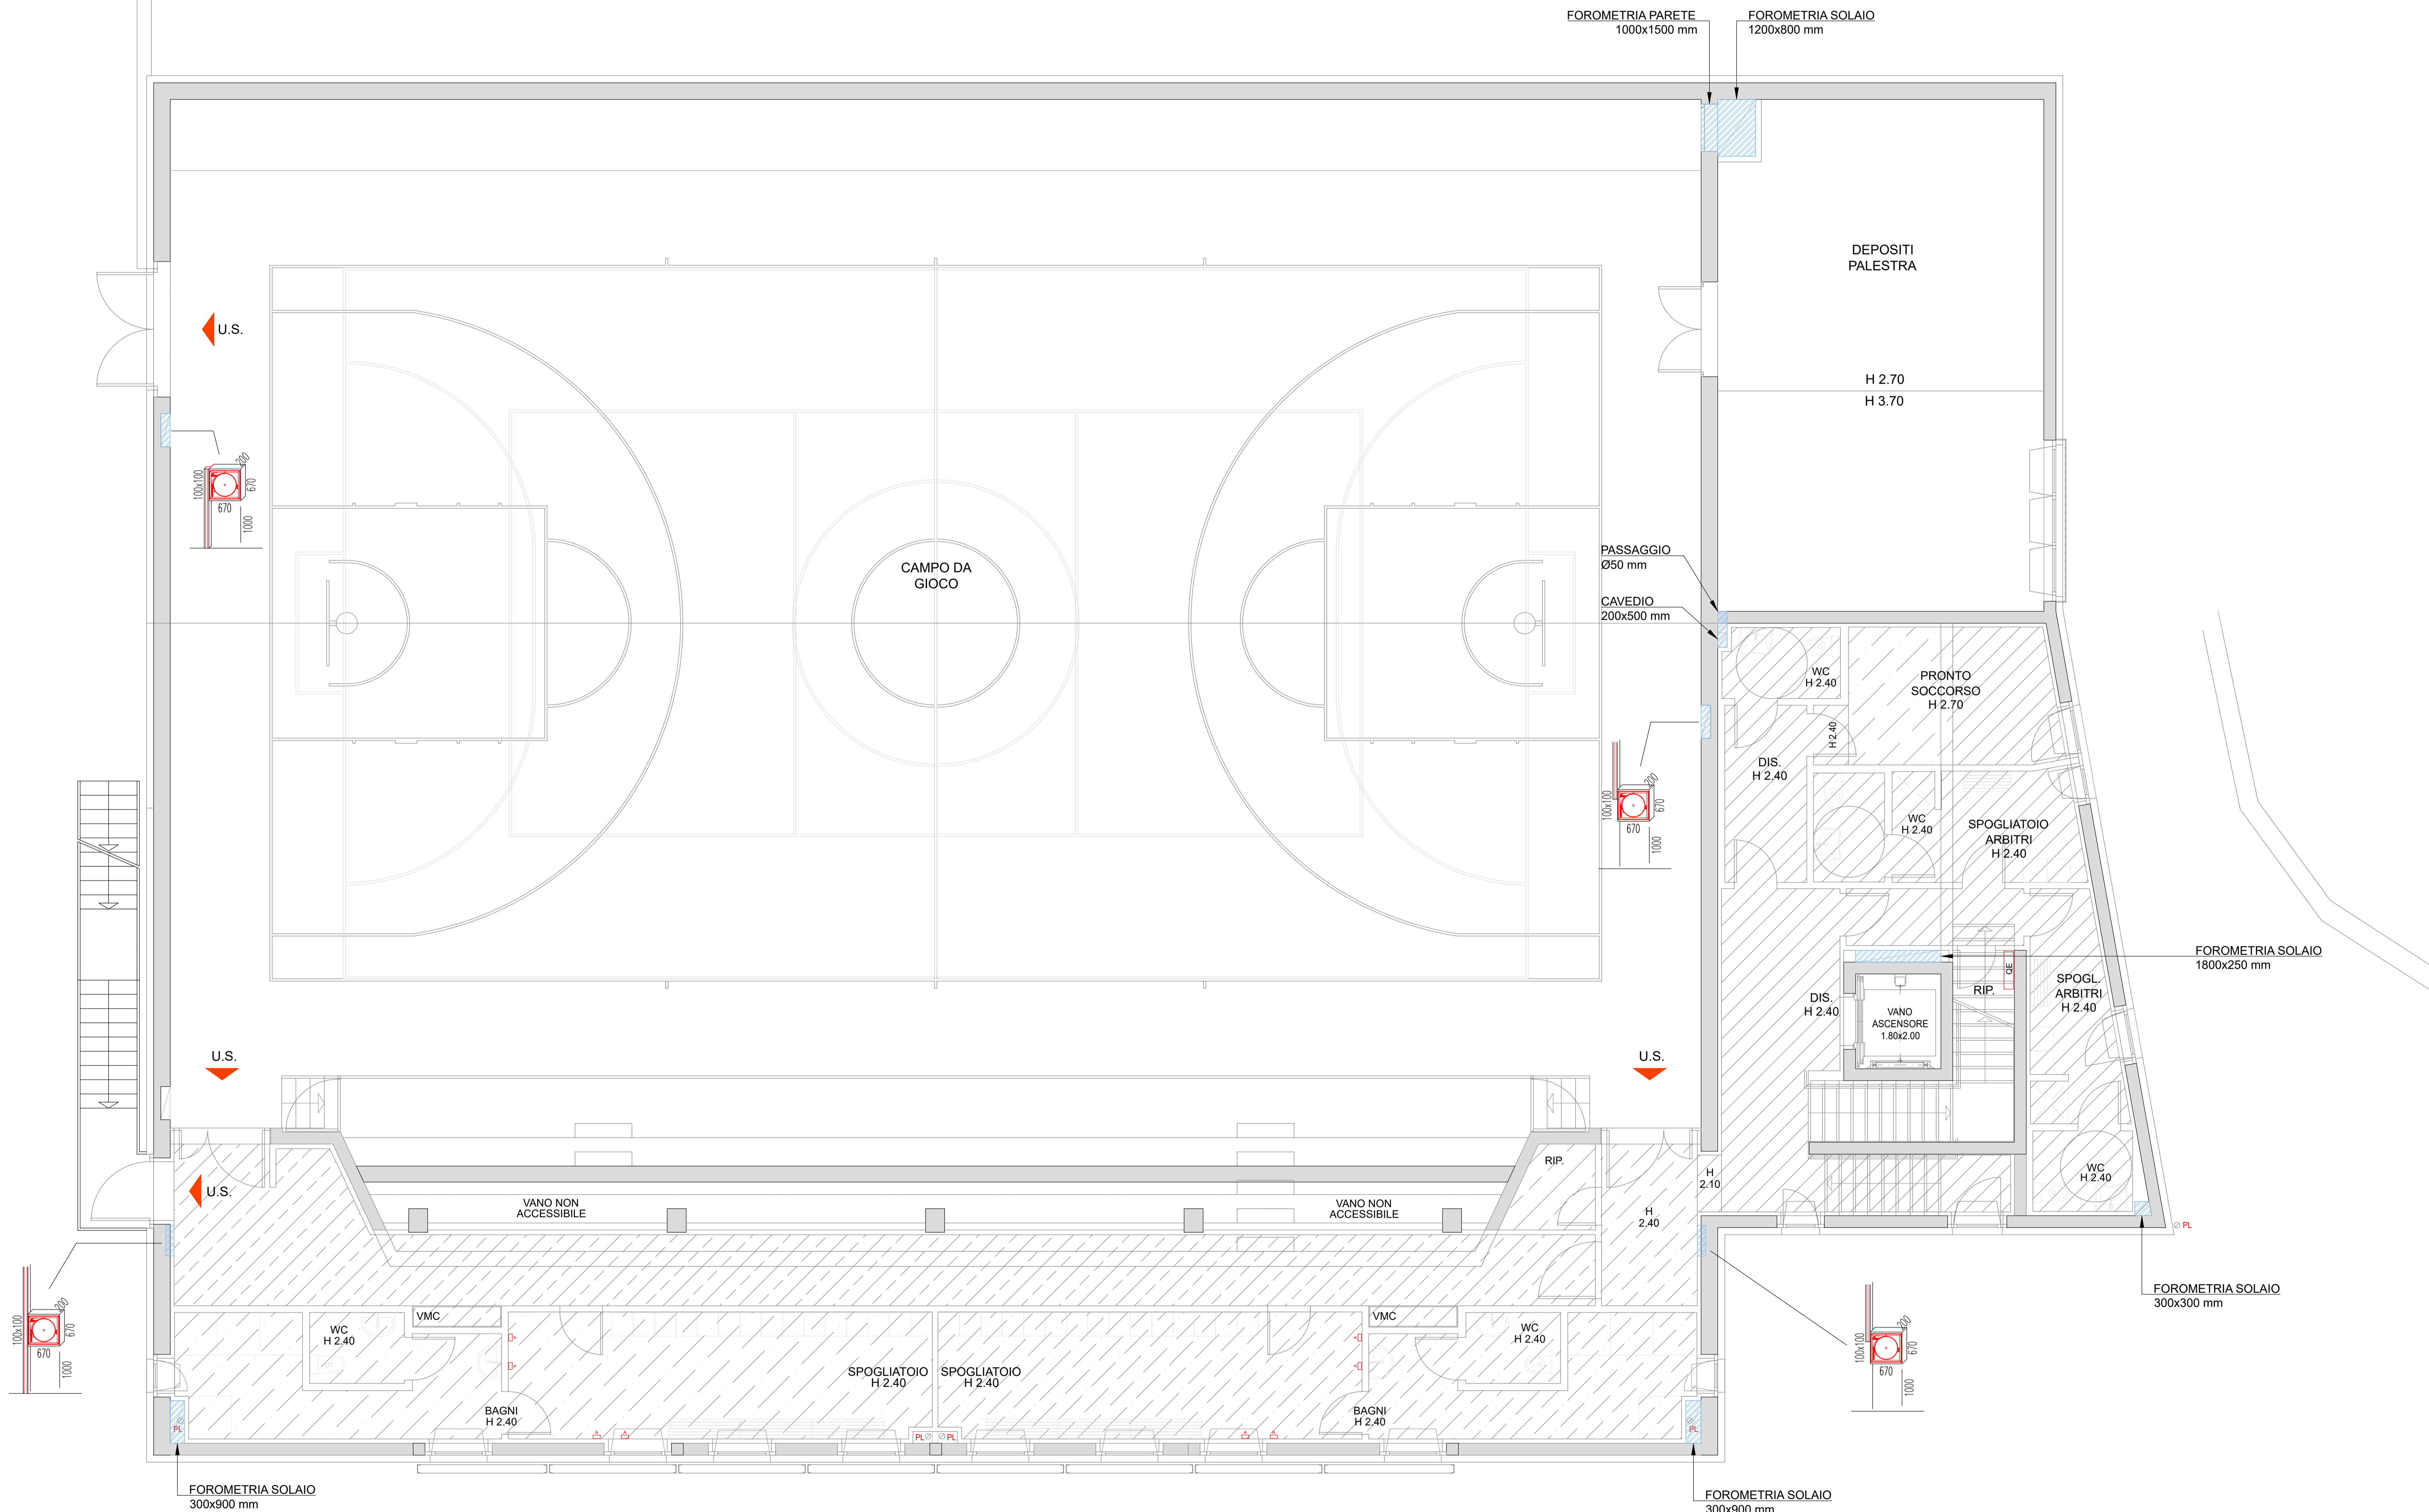

PIANTA PIANO +6,10

MANDANTE: Titolo e Firma Arch. Giuseppe Digi
COLLABORATORI: Titolo e Firma Ing. Giulio Guadagni - Progettazione impianti meccanici
COLLABORATORI: Titolo e Firma Ing. Daniele Fornaci - Progettazione impianti elettrici

COMUNE DI CIVO PROVINCIA DI SONDRIO AMMINISTRAZIONE COMUNALE DI CIVO Piazza S. Maria, 20 23018 - Civo (SO)
PROGETTO ESECUTIVO
REALIZZAZIONE POLO SPORTIVO COMPRESORALE IN FRAZIONE SERONE NEL COMUNE DI CIVO C.U.P. J41B21014390002
FOROMETRIE IMPIANTI MECCANICI PIANTA PIANO +6,10
M-17
Scale: 1:50 Date: Settembre 2024 Revisione: Rev. 01 12-03-2025 Disegnato: M.G. Approvato: G.G. Copia: G.G. 0104-21-M